



MINISTERO DELLA DIFESA

MARINACCAD LIVORNO

SERVIZIO TECNICO INFRASTRUTTURE

LIVORNO – ACCADEMIA NAVALE - LAVORI DI “AMMODERNAMENTO
SERVIZI IGIENICI COLLETTIVI PALAZZO STUDI E RIPRISTINO
CONDIZIONI DI EFFICIENZA CAMERETTE "LEGACY" PALAZZO
ALLIEVI” – Cod. ID 3518 - Cap. 7120/28 SMM – E.F. 2026

PROGETTO ESECUTIVO



DESCRIZIONE: ELABORATI GRAFICI CAMERETTE LEGACY

DISCIPLINA: ELABORATI GRAFICI

DATA: 30/04/2026

SCALA: -----

TAVOLA: **DIS-02**

PROGETTISTI:
T.V (INFR) Claudio BATTIATO

S.T.V. (INFR) Gianluca GIORDANO

S.T.V. (INFR) Alessio BIANCHI

1°M.llo ATG TUMA Rocco

RUP:
C.F. (INFR) Domenico Egidio MAGGI


Firmato Digitalmente da/Signed by:



DOMENICO EGIDIO MAGGI

In Data/On Date:


giovedì 11 giugno 2026 22:10:05

REVISIONE	DATA	RIFERIMENTO REVISIONE
REV01	05/03/2026	PROGETTO ORIGINALE
REV02	30/04/2026	REV01

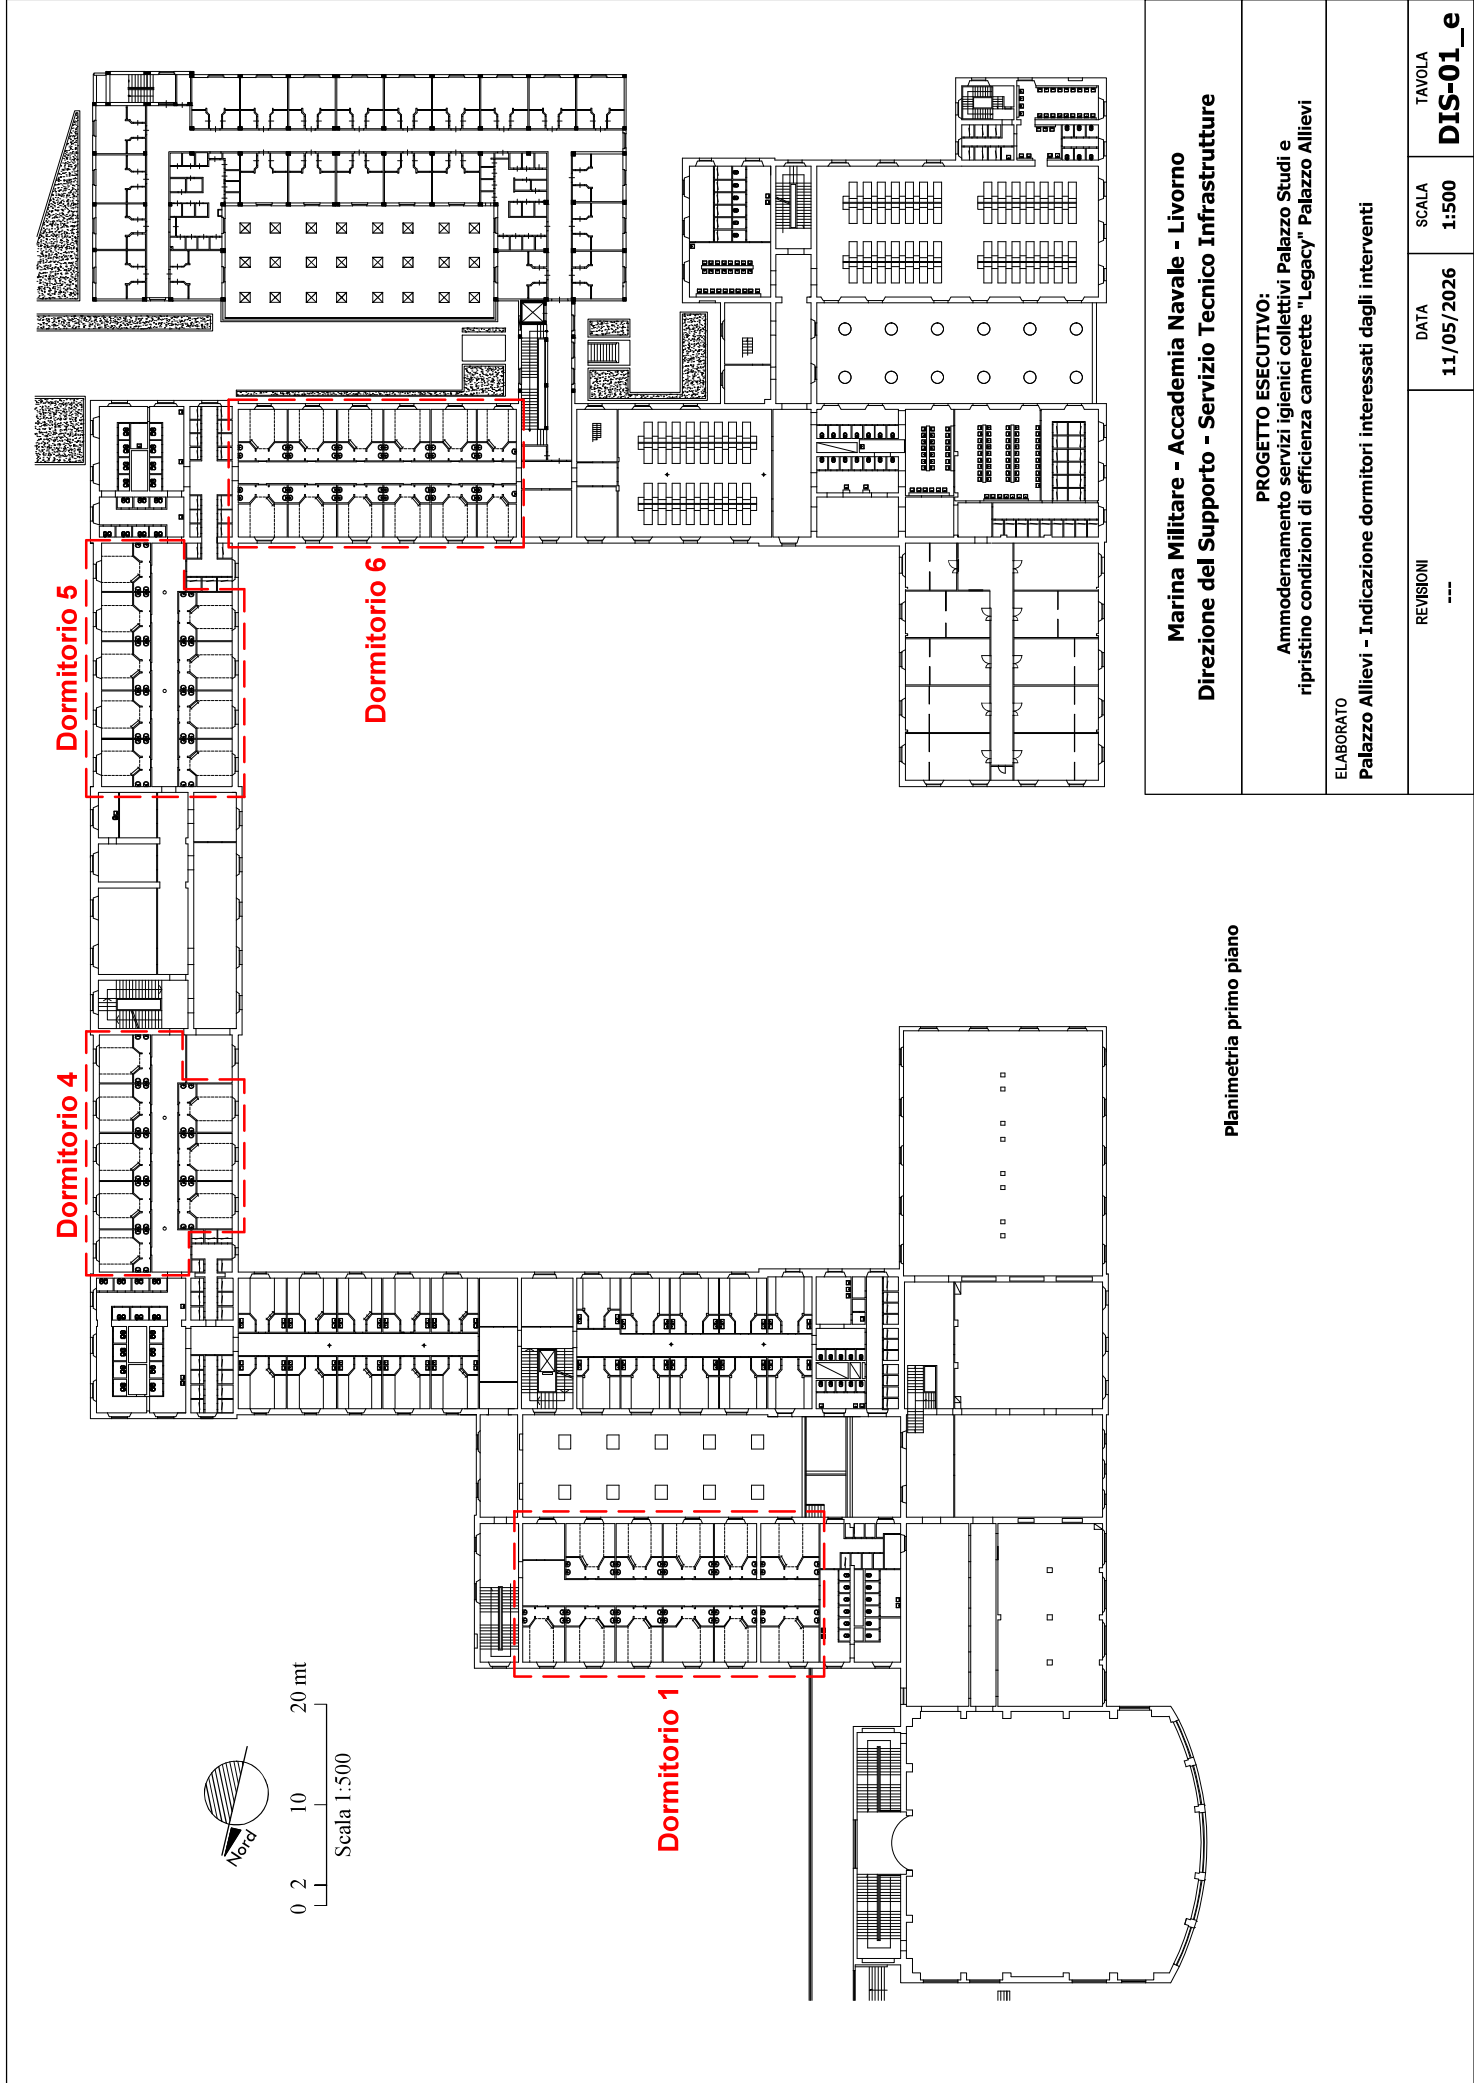


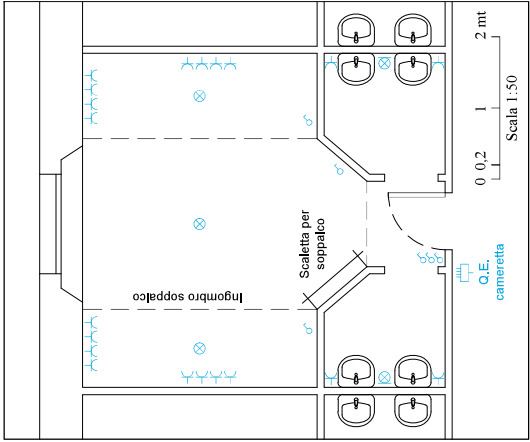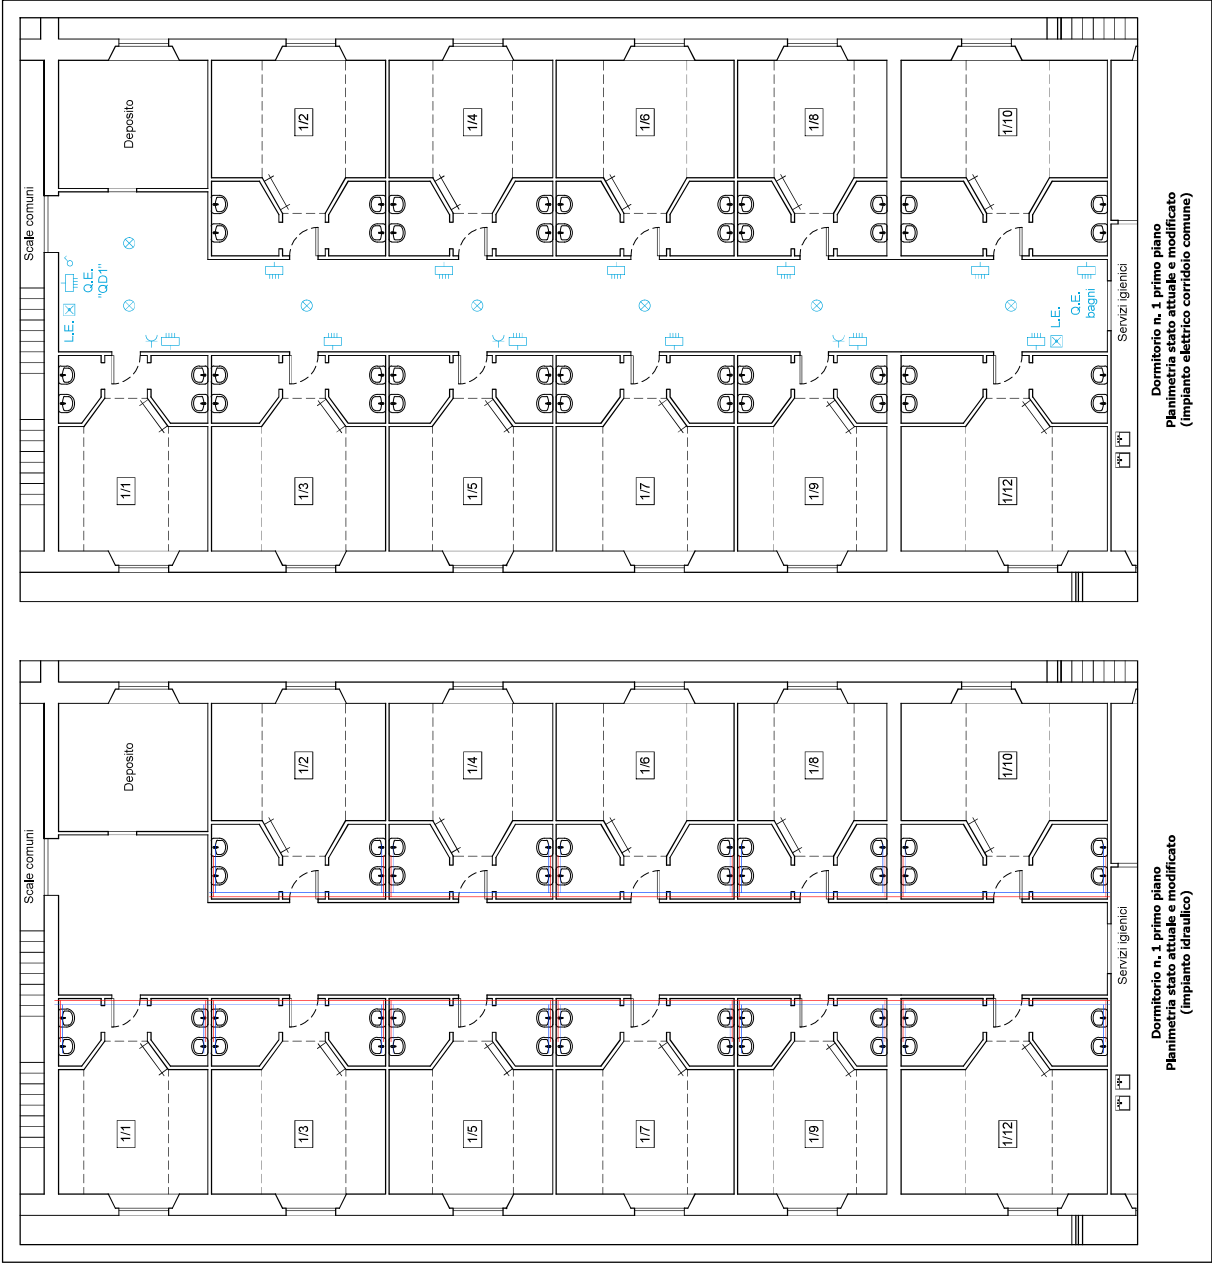

Marina Militare - Accademia Navale - Livorno Direzione del Supporto - Servizio Tecnico Infrastrutture			
PROGETTO ESECUTIVO: Ammodernamento servizi igienici collettivi Palazzo Studi e ripristino condizioni di efficienza camerette "Legacy" Palazzo Allievi			
ELABORATO Palazzo Allievi - Planimetrie stato attuale e modificato camerette Dormitorio 1 e dettaglio cameretta-tipo			
REVISIONI	DATA	SCALA	TAVOLA
---	11/05/2026	1:100 1:50	DIS-01_f

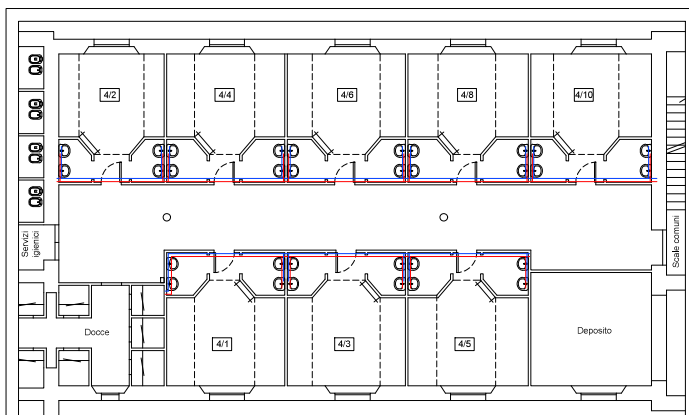


Dormitorio n. 4 primo piano
Planimetria stato attuale e modificato
(impianto idraulico)

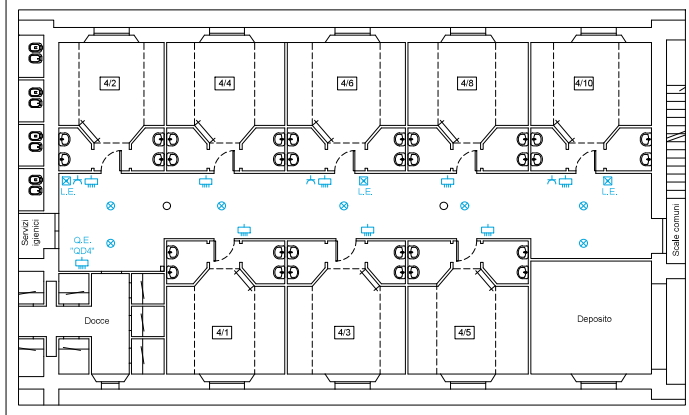


Dormitorio n. 4 primo piano
Planimetria stato attuale e modificato
(impianto elettrico corridoio comune)

0 0,1 0,5 1 mt
Scala 1:100

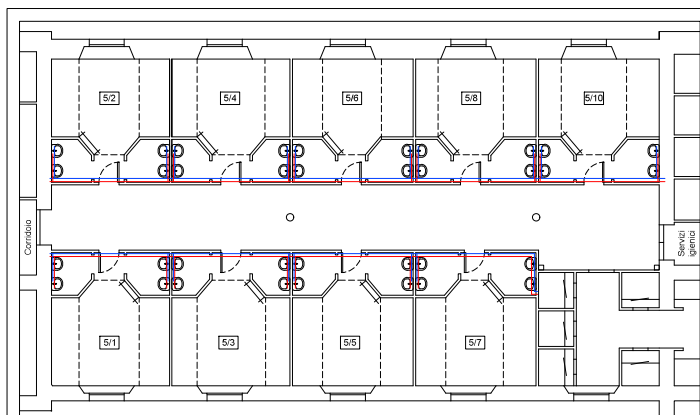


Dormitorio n. 5 primo piano
Planimetria stato attuale e modificato
(impianto idraulico)

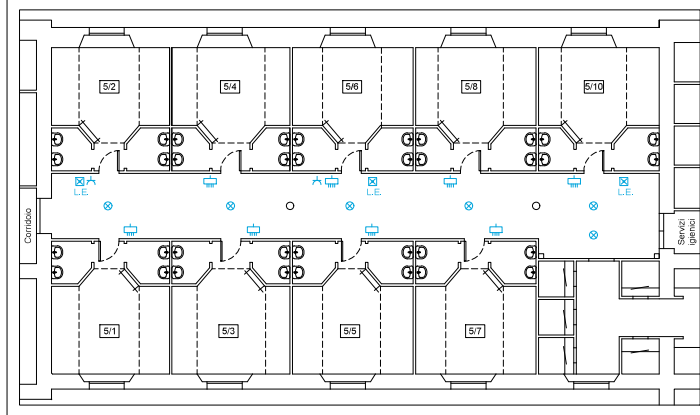


Dormitorio n. 5 primo piano
Planimetria stato attuale e modificato
(impianto elettrico corridoio comune)

0 0,1 0,5 1 mt
Scala 1:100

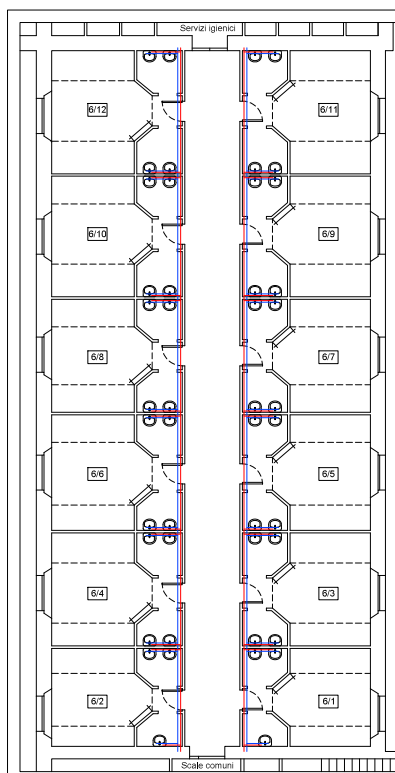


Dormitorio n. 6 primo piano
Planimetria stato attuale e modificato
(impianto idraulico)

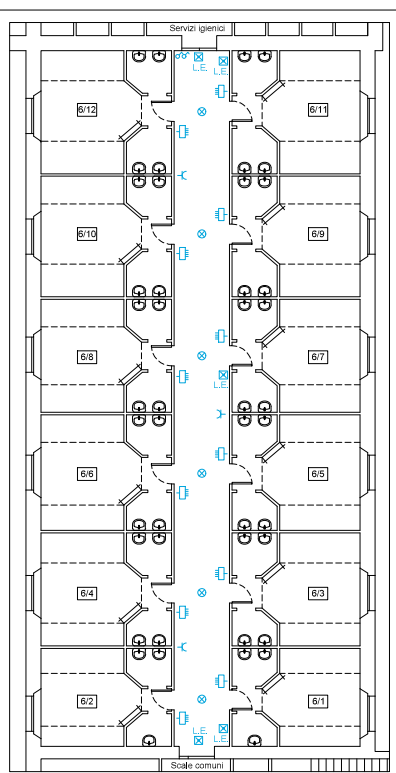

Dormitorio n. 6 primo piano
Planimetria stato attuale e modificato
(impianto elettrico corridoio comune)

0 0,1 0,5 1 mt
Scala 1:100

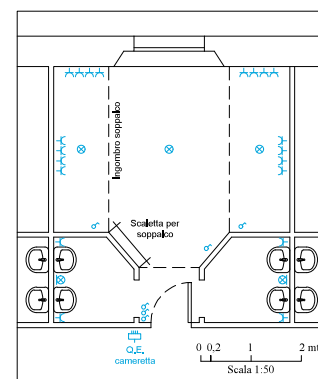

Cameretta-tipo
Planimetria stato attuale e modificato
(impianto elettrico)

0 0,2 1 2 mt
Scala 1:50

Marina Militare - Accademia Navale - Livorno Direzione del Supporto - Servizio Tecnico Infrastrutture			
PROGETTO ESECUTIVO: Ammodernamento servizi igienici collettivi Palazzo Studi e ripristino condizioni di efficienza camerette "Legacy" Palazzo Allievi			
ELABORATO: Palazzo Allievi - Planimetrie stato attuale e modificato camerette Dormitori 4, 5 e 6 e dettaglio cameretta-tipo			
REVISIONI	DATA	SCALA	TAVOLA
---	11/05/2026	1:100 1:50	DIS-01_g