

Area di intervento



LEGENDA - ALLACCI IMPIANTI	
	Allaccio impianto fognante
	Allaccio impianto elettrico
	Allaccio impianto idrico




MARINA MILITARE
QUARTIER GENERALE
DELLA BRIGATA MARINA SAN MARCO
SERVIZIO TECNICO INFRASTRUTTURE
BRINDISI

Comune: Brindisi
Sito: Comprensio Capannoni Ex SACA
Codice ID: 9703

Tecnico: S.T.V. (INFR.) Ing. Priscilla RUBERTI
Capo Servizio Tecnico Infrastrutture: C.C. (INFR.) Daniele TARANTINO
Visto: Comandante C.V. Massimo GOIO

<u>Data:</u> 04 luglio 2024	<u>Numero tavola:</u> 1
<u>Titolo tavola:</u> Planimetria stato di fatto e allaccio reti impiantistiche	<u>Formato tavola:</u> A1
	<u>Scala:</u> 1:200

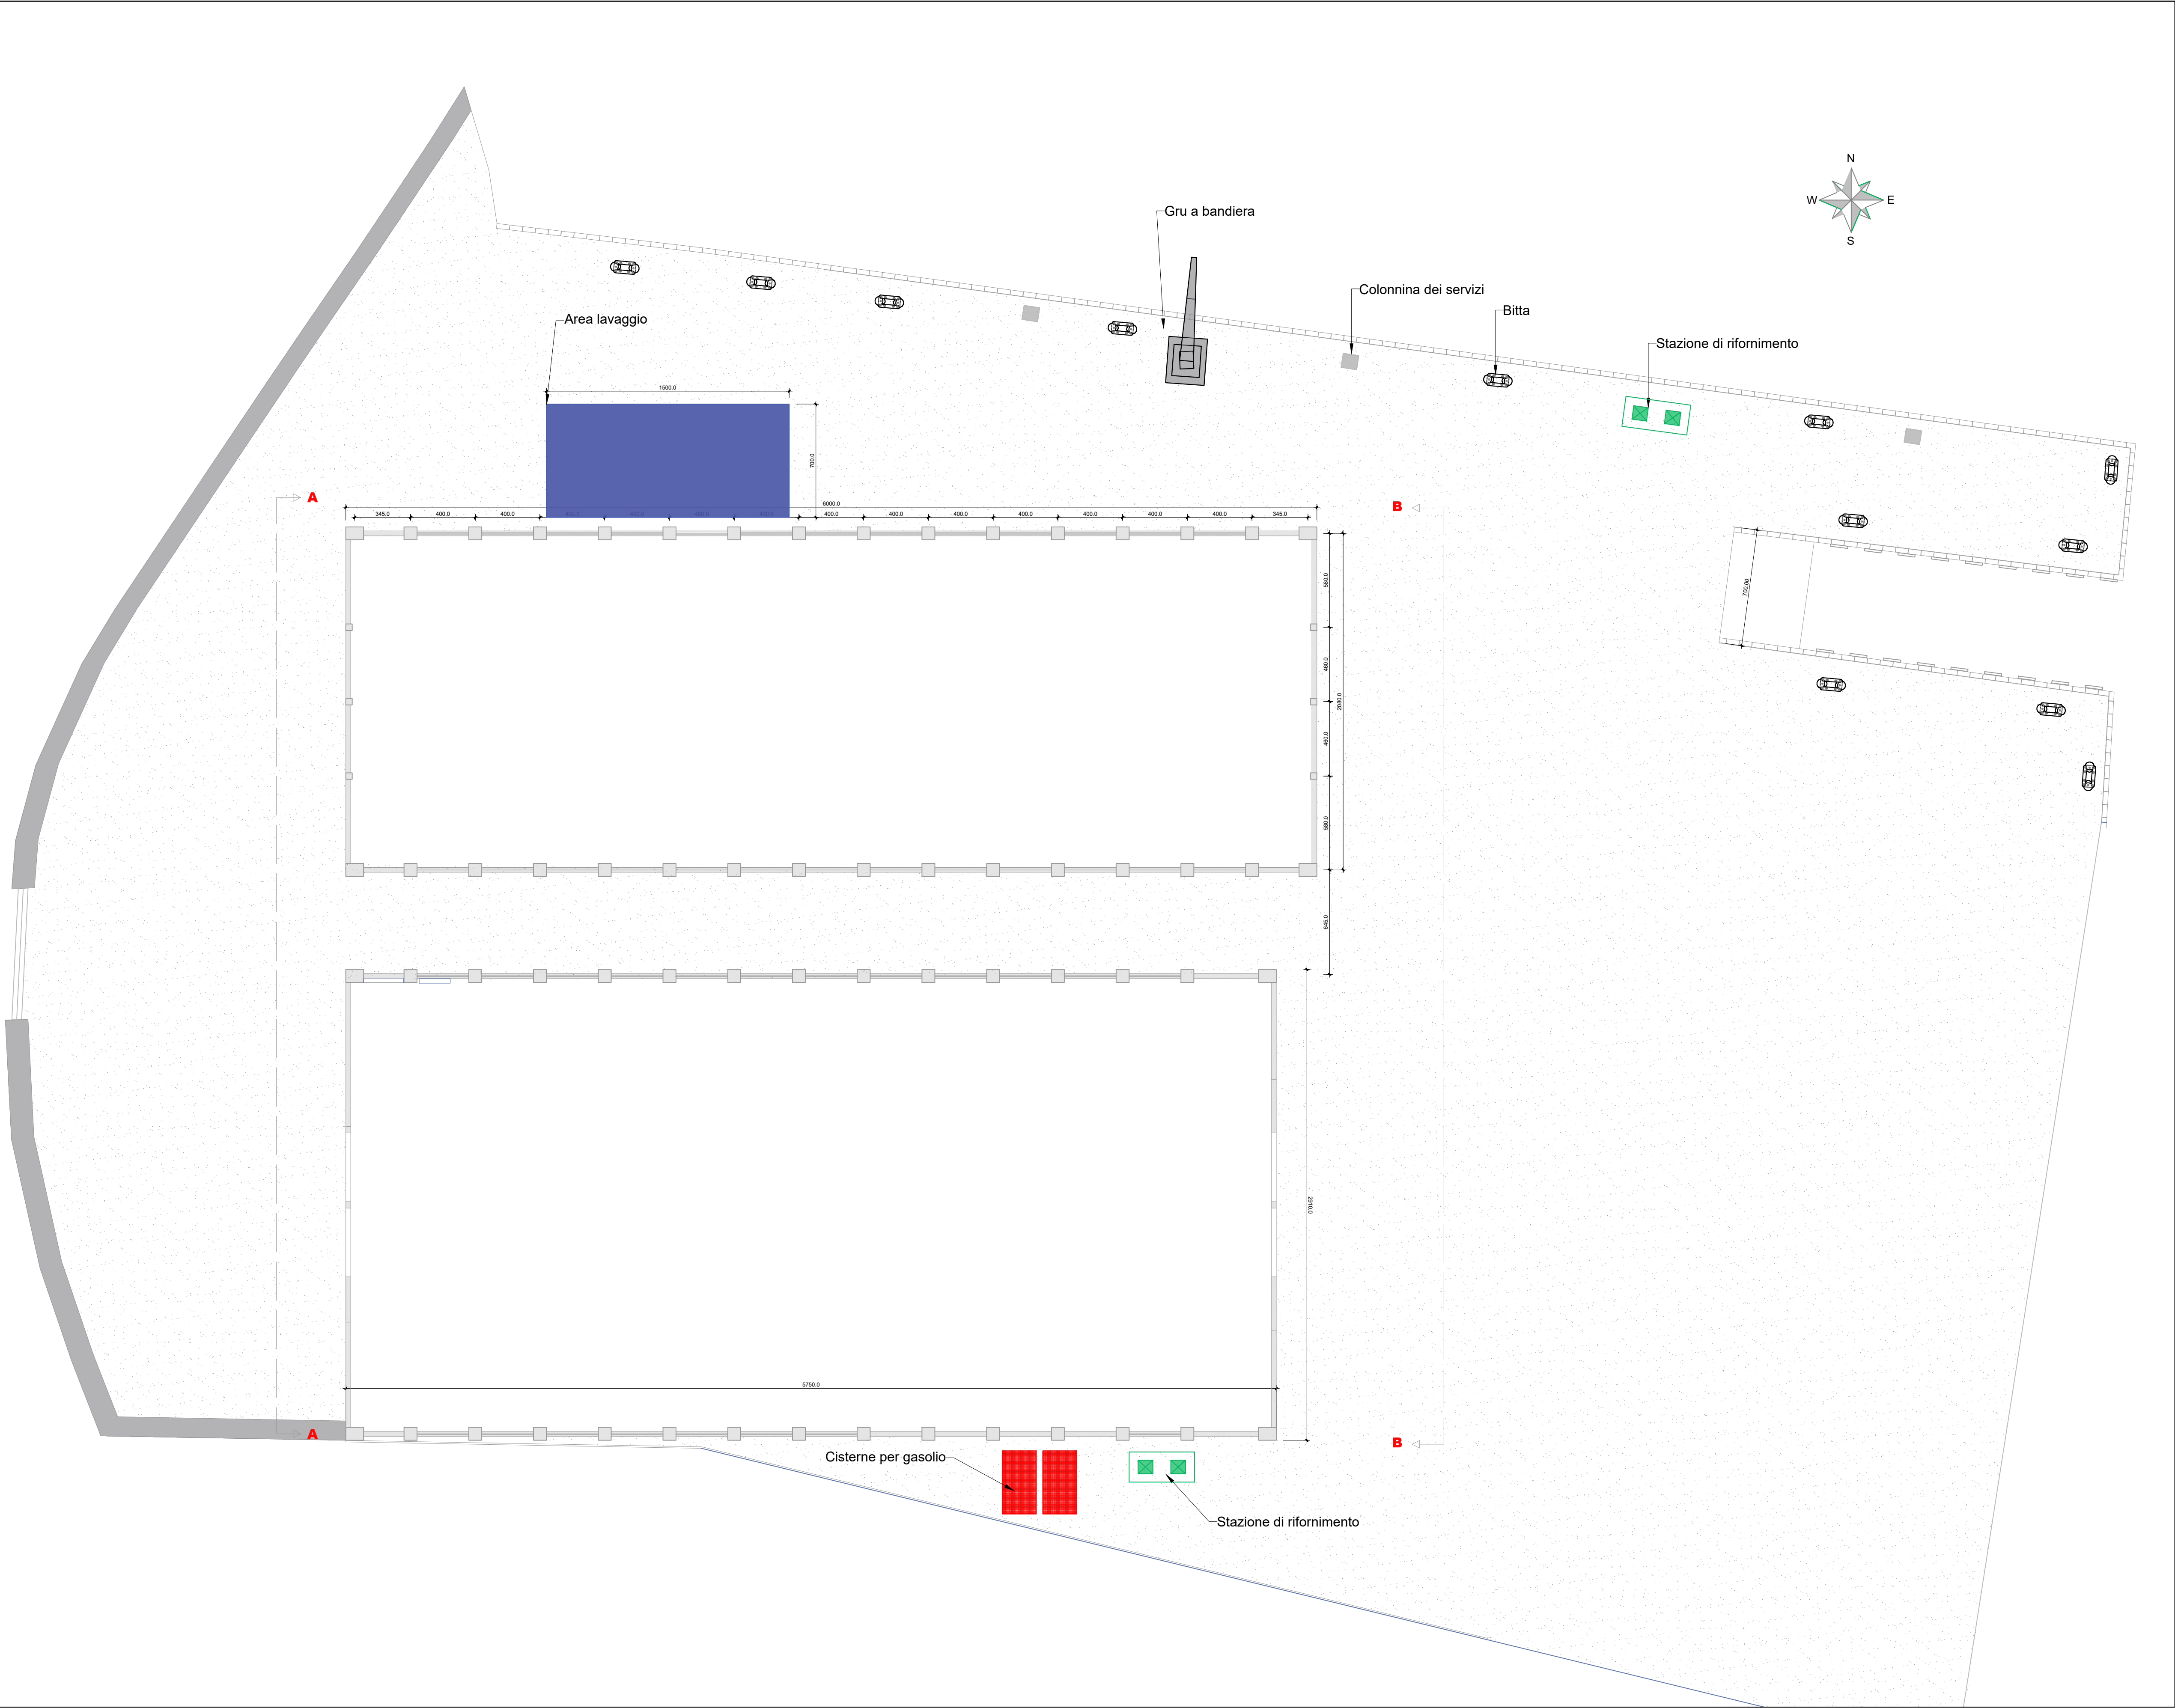

Area di intervento



MARINA MILITARE
QUARTIER GENERALE
DELLA BRIGATA MARINA SAN MARCO

SERVIZIO TECNICO INFRASTRUTTURE
BRINDISI

Comune: Brindisi
Sito: Comprensio Capannoni Ex SACA
Codice ID: 9703

Tecnico: S.T.V. (INFR.) Ing. Priscilla RUBERTI
Capo Servizio Tecnico Infrastrutture: C.C. (INFR.) Daniele TARANTINO
Visto: Comandante C.V. Massimo GOIO

Data: 04 luglio 2024	Numero tavola: 2
Titolo tavola: Planimetria sistemazione esterna	Formato tavola: A1
	Scala: 1:200

Servizi (aria compressa, impianto elettrico 220/380 V)

Area di intervento



Dettagli intervento

Capannone SUD piano terra	N. 14 postazioni ricovero mezzi
	Lato nord - est N. 1 Officina N. 1 Locale magazzino ricambi
	Lato sud - est N.1 Cala dotazioni di sicurezza ed ausili alla navigazione N.1 Cala dotazioni battelli N.1 Cala Braghe N.1 Cala cordami
Capannone SUD piano terra	N. 17 postazioni ricovero mezzi



MARINA MILITARE
QUARTIER GENERALE
DELLA BRIGATA MARINA SAN MARCO
SERVIZIO TECNICO INFRASTRUTTURE
BRINDISI

Comune: Brindisi
Sito: Compendio Capannoni Ex SACA
Codice ID: 9703



Tecnico: S.T.V. (INFR.) Ing. Priscilla RUBERTI
Capo Servizio Tecnico Infrastrutture: C.C. (INFR.) Daniele TARANTINO
Visto: Comandante C.V. Massimo GOIO

Data: 04 luglio 2024

Numero tavola: 3

Titolo tavola:
Planimetria stato di progetto: piano terra

Formato tavola: A1
Scala: 1:100

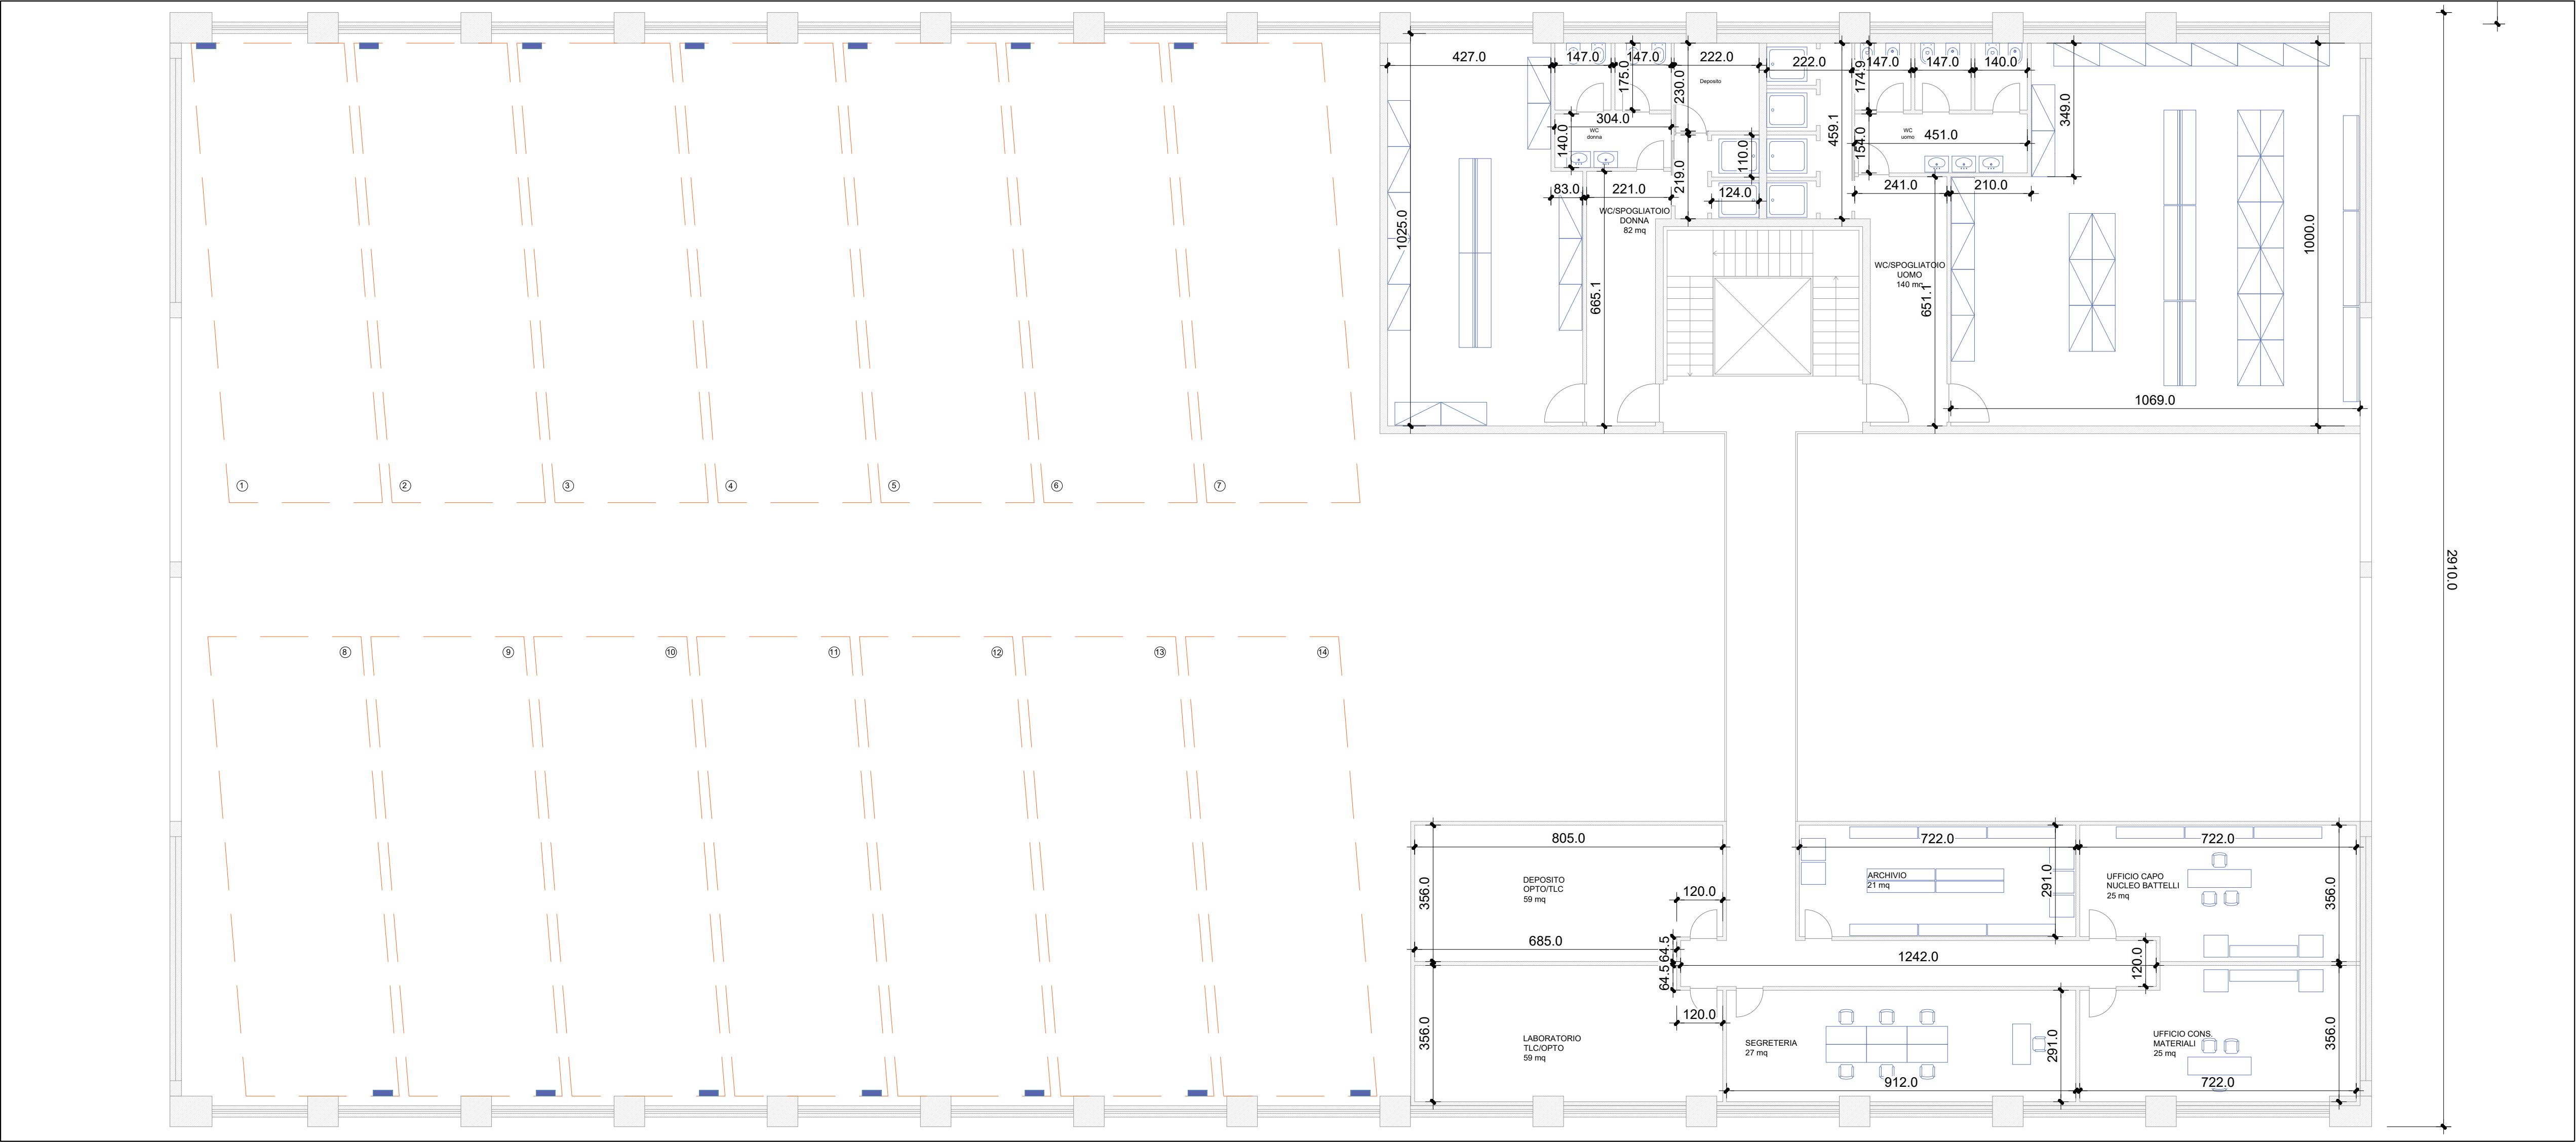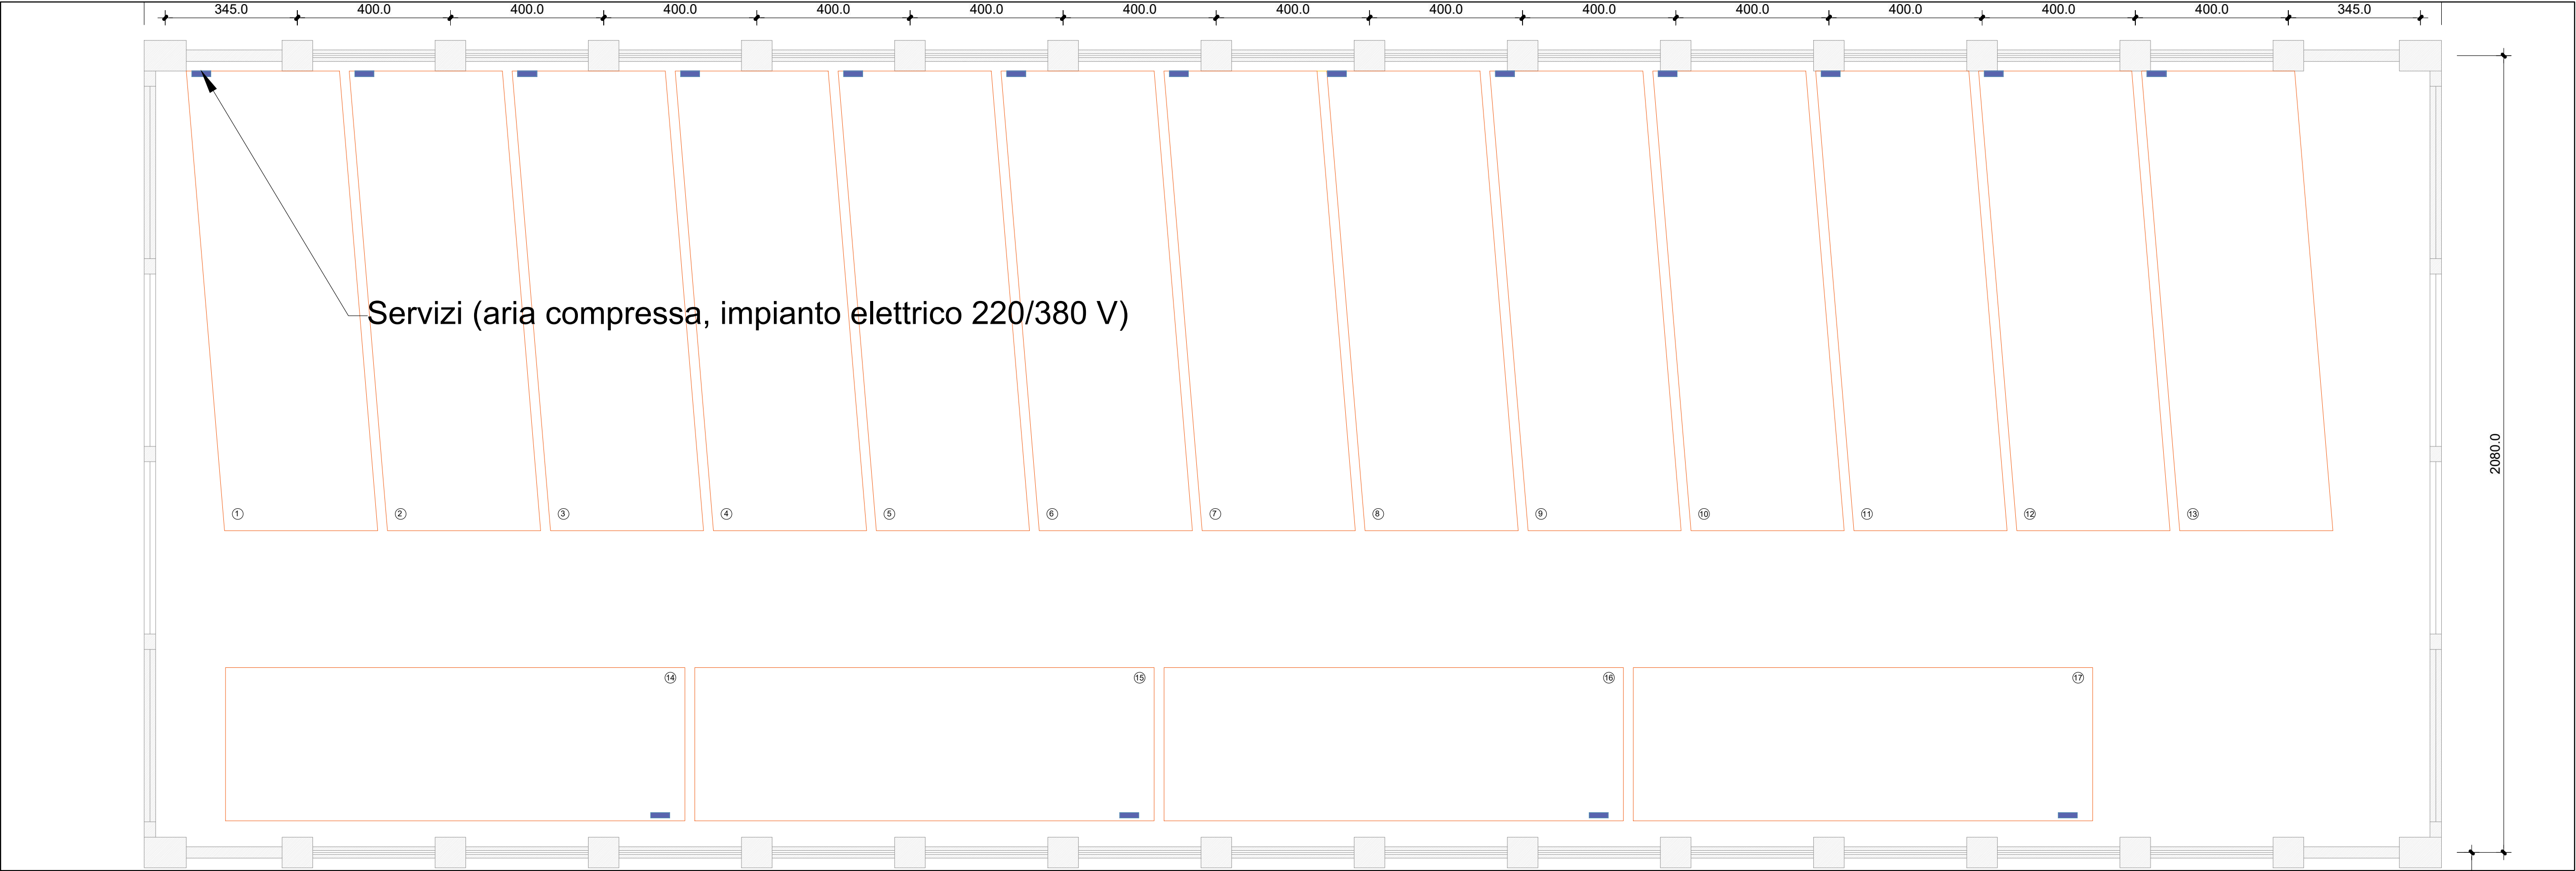

Dettagli intervento	
Capannone SUD area soppalcata	Lato nord N. 1 Spogliatoio Uomo N. 1 Servizio igienico Uomo N. 1 Servizio igienico Donna N. 1 Spogliatoio Donna N. 1 Deposito
Capannone lato Sud area soppalcata	Lato Sud N.1 Ufficio Capo Nucleo Battelli N.1 Ufficio Consegnatario materiali N.1 Archivio N.1 Deposito TLC N.1 Segreteria N.1 Laboratorio Opto/TLC



MARINA MILITARE
QUARTIER GENERALE
DELLA BRIGATA MARINA SAN MARCO

SERVIZIO TECNICO INFRASTRUTTURE
BRINDISI

Comune: Brindisi
Sito: Compendio Capannoni Ex SACA
Codice ID: 9703

Tecnico: S.T.V. (INFR.) Ing. Priscilla RUBERTI
Capo Servizio Tecnico Infrastrutture: C.C. (INFR.) Daniele TARANTINO
Visto: Comandante C.V. Massimo GOIO

Data: 04 luglio 2024	Numero tavola: 4
Titolo tavola: Planimetria stato di progetto: area soppalcata	Formato tavola: A1 Scala: 1:100