



	AREE A VERDE
	RAGGRUPPAMENTO EDIFICI - GRUPPO BLU
	GRUPPO ANTINCENDIO
	ATTACCO MOTOPOMPA VVF - INIZIO DISTRIBUZIONE INTERNA
	TUBAZIONE ANTINCENDIO INTERRATA
	TUBAZIONE ANTINCENDIO FUORITERRA
	POZZETTO PER VALVOLE DI INTERCETTAZIONE 120 x 120 cm

PARTICOLARE POSA IN OPERA TUBAZIONI - ATTRAVERSAMENTI STRADALI

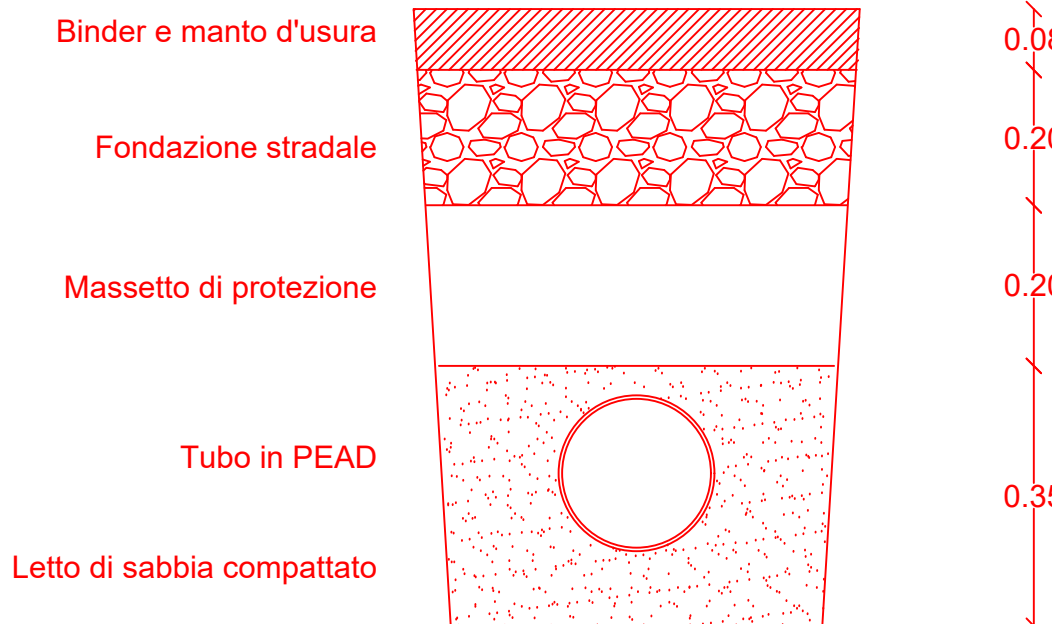


SCALA 1:10

PARTICOLARE POSA IN OPERA TUBAZIONI IN TERRENO

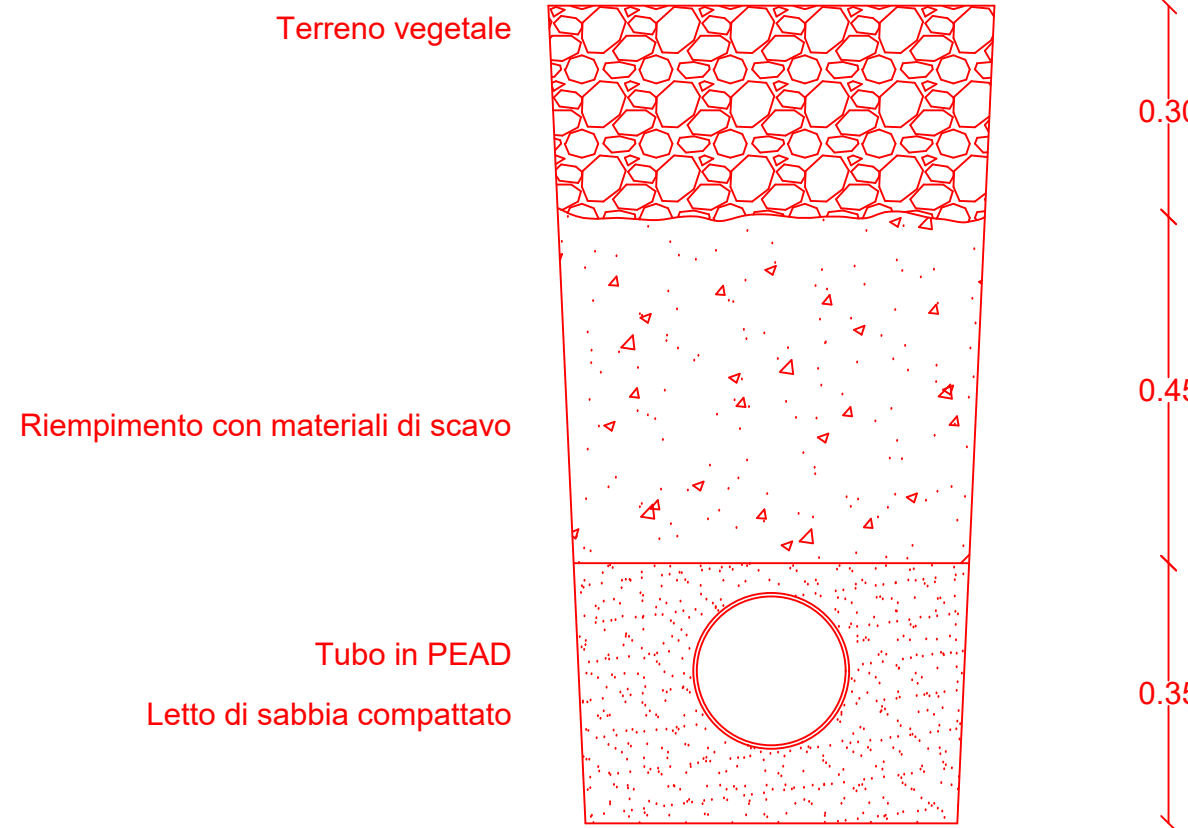


SCALA 1:10


ATTACCO GRUPPO - DISTRIBUZIONE

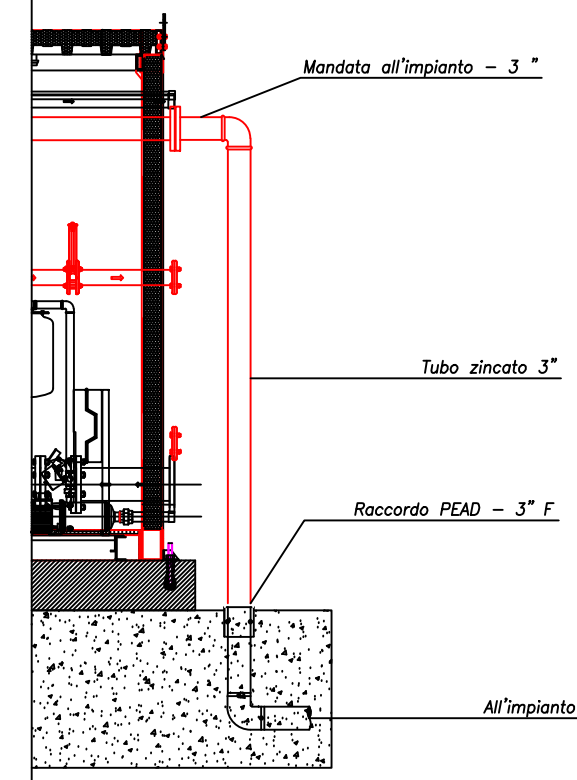

ATTACCHI MOTOPOMPA VVF - STATO DI FATTO

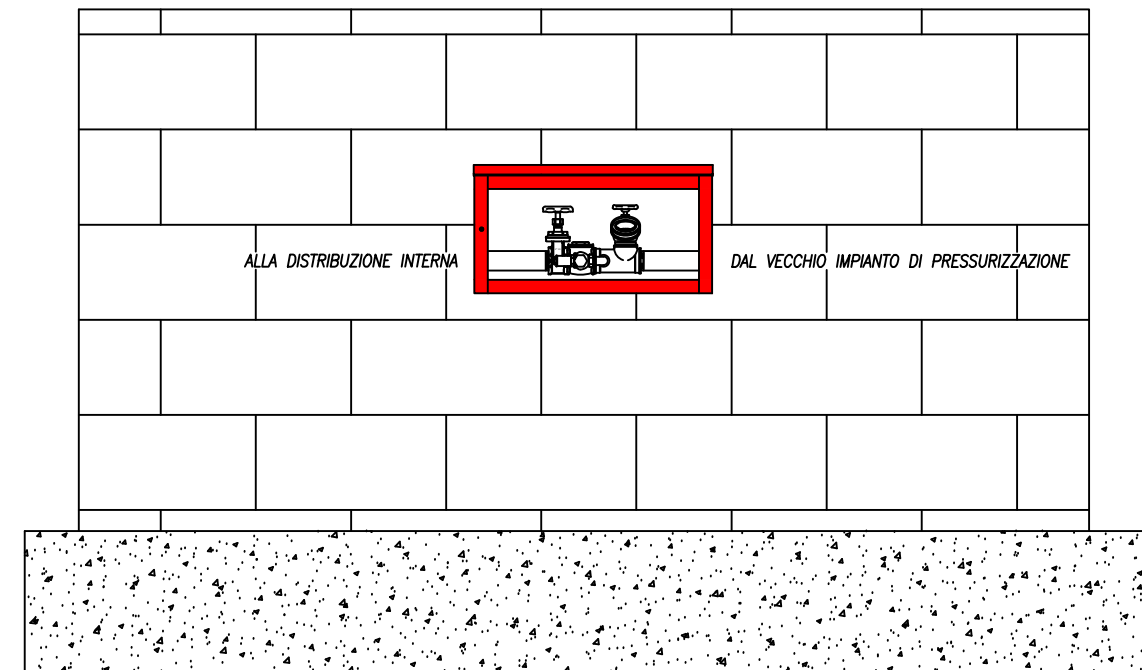


ATTACCHI MOTOPOMPA VVF - STATO DI PROGETTO

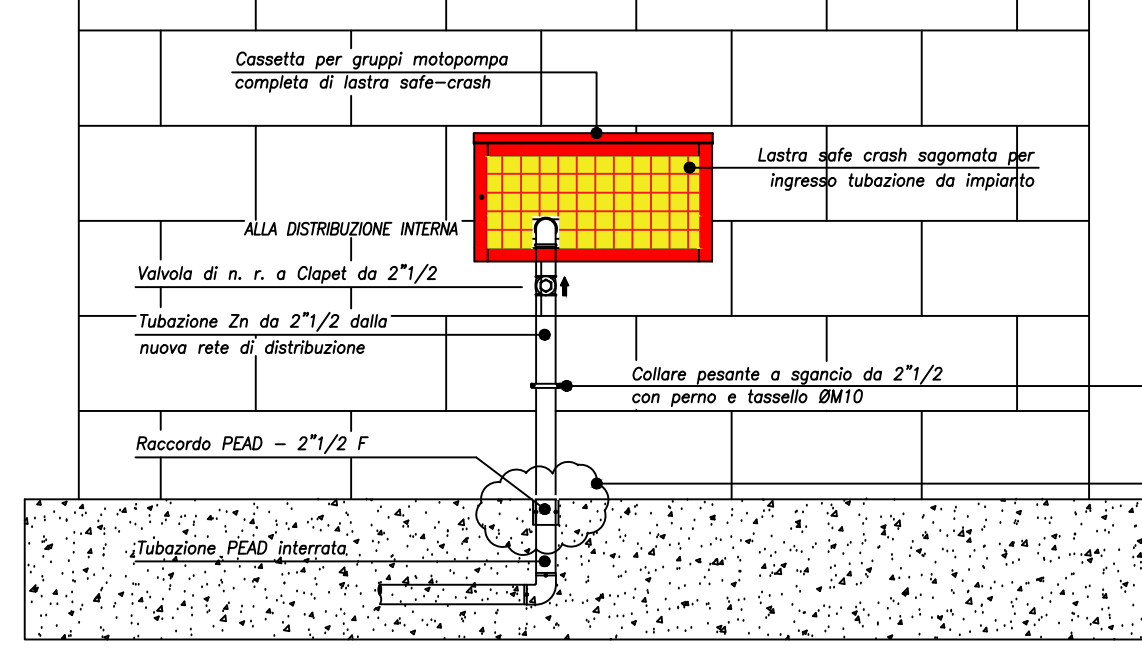


Per tratti di tubazione fuori terra adottare lo stesso metodo di ancoraggio nell'ordine di n. 1 valvola ogni 1,50 metri di tubo.
Passaggio da tubazione in PEAD interrata a tubo pilotato.


SCALA 1:500

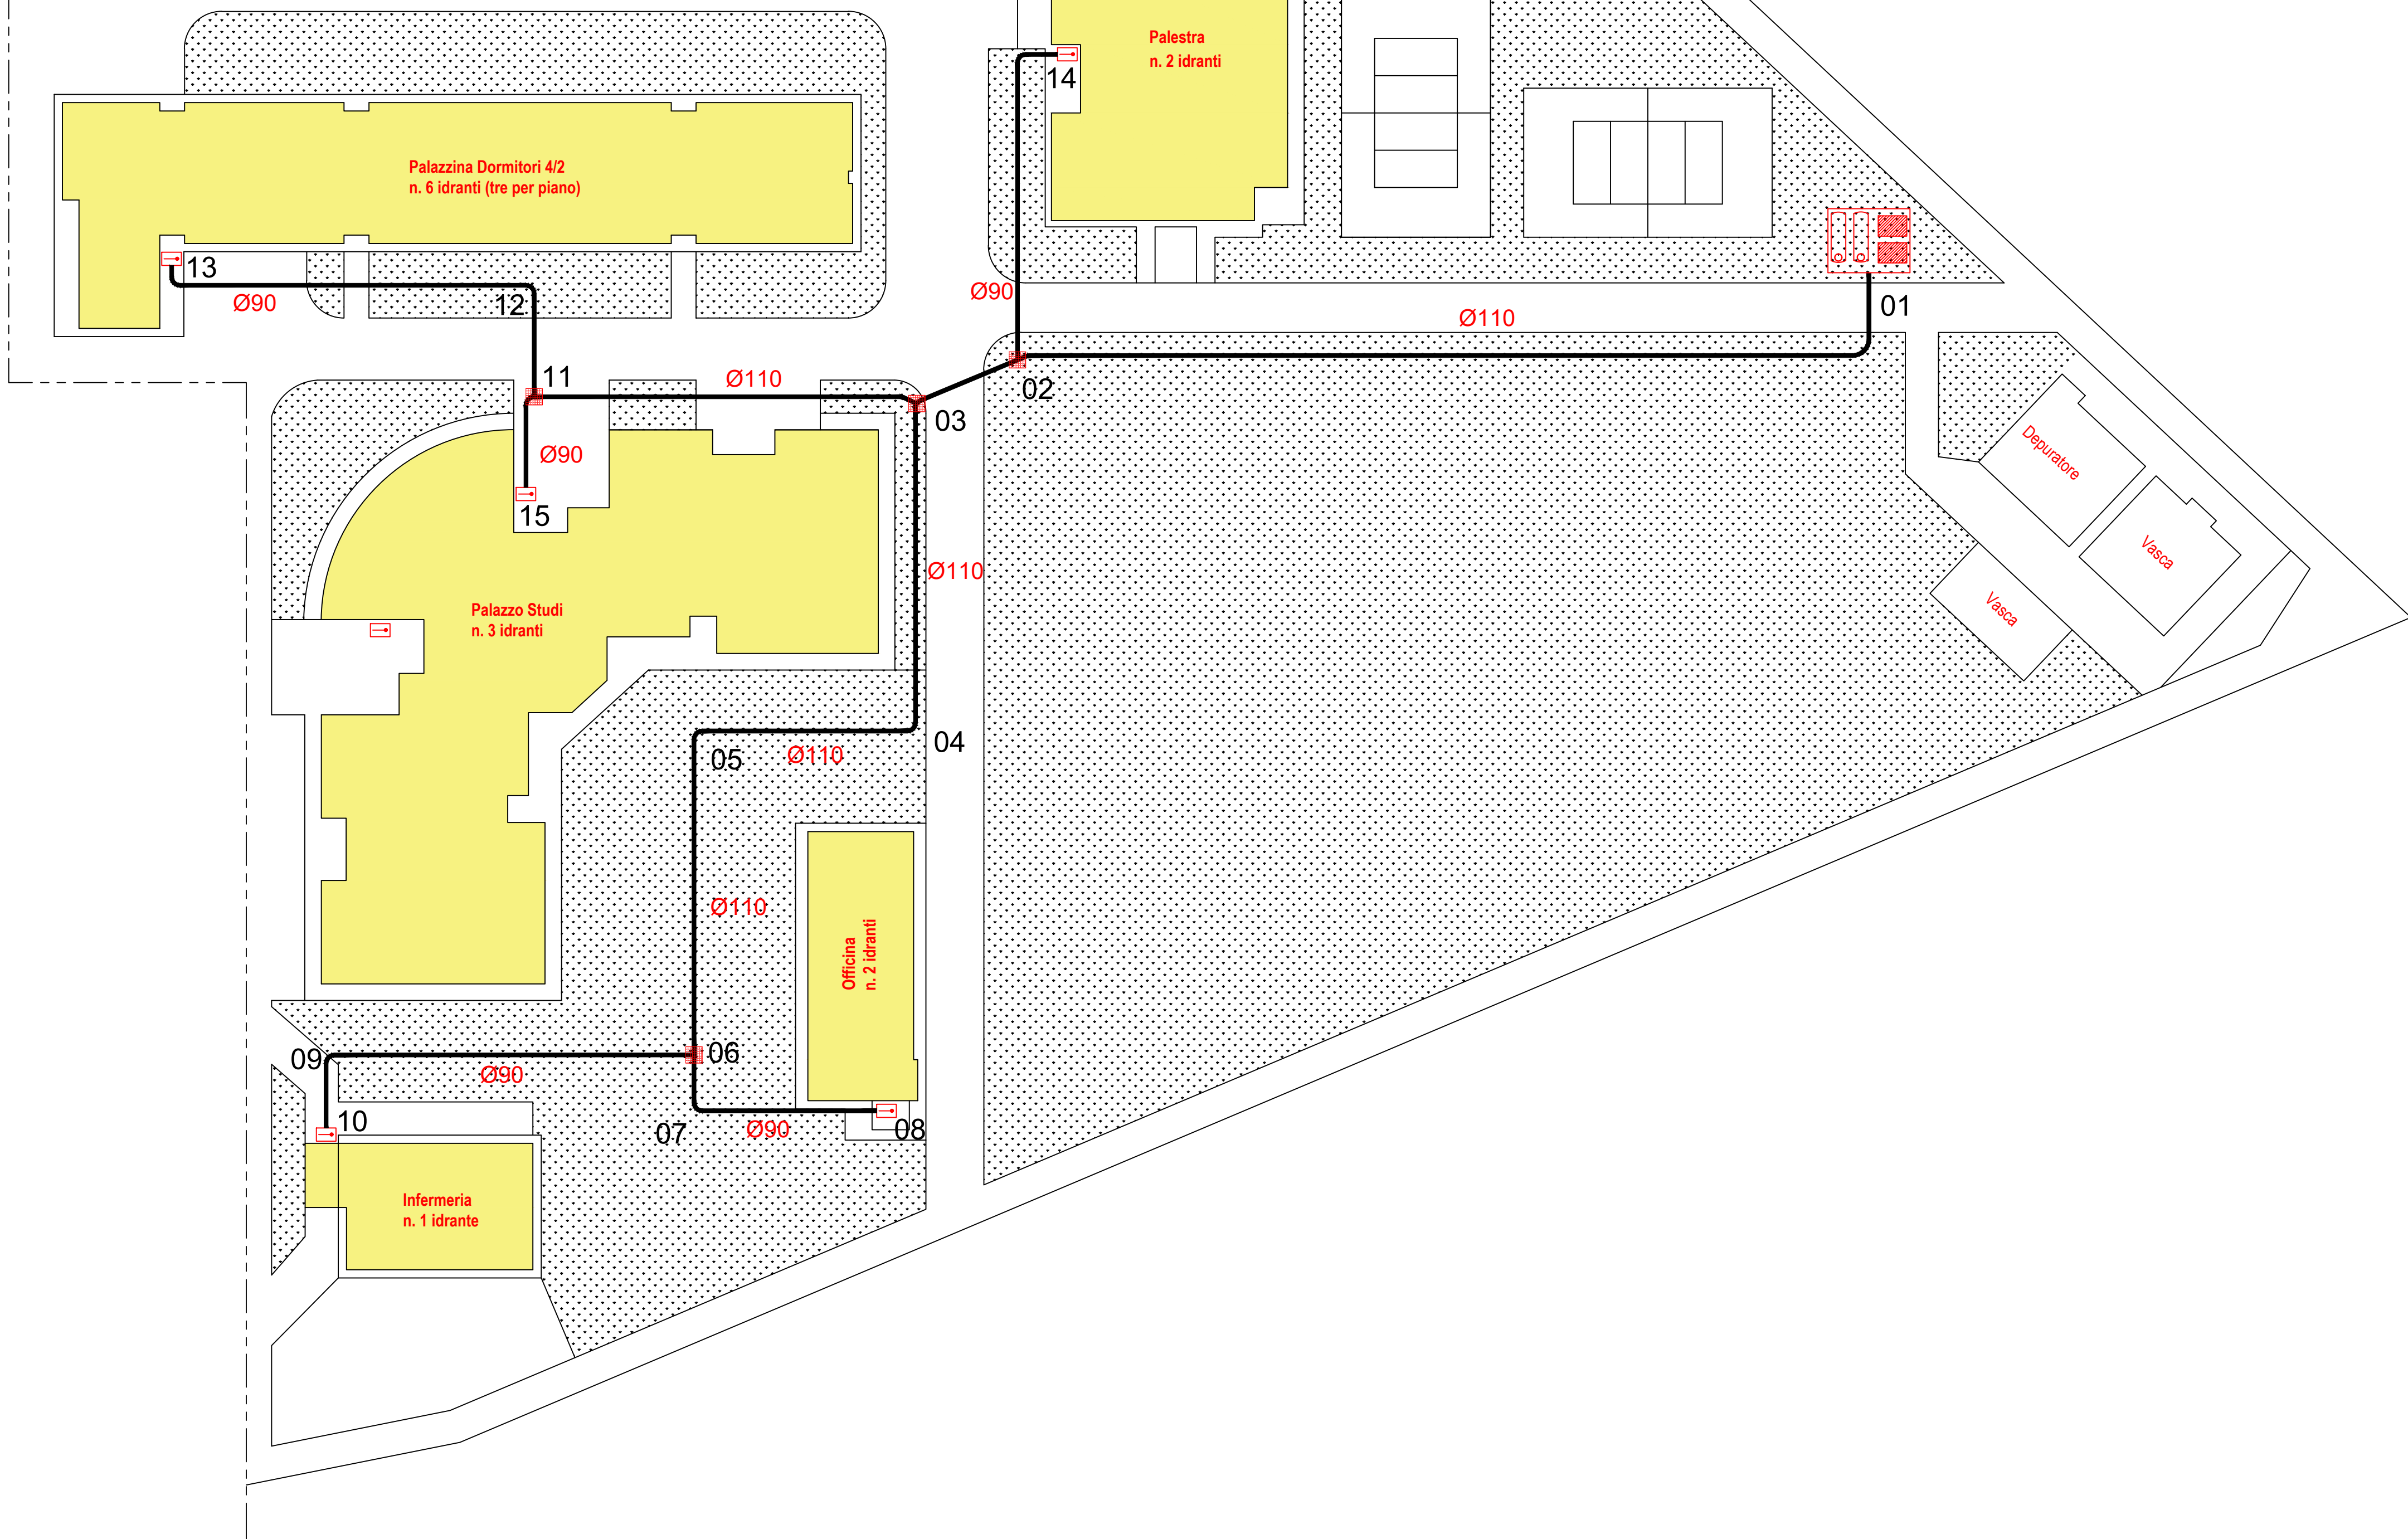

AL NODO 14

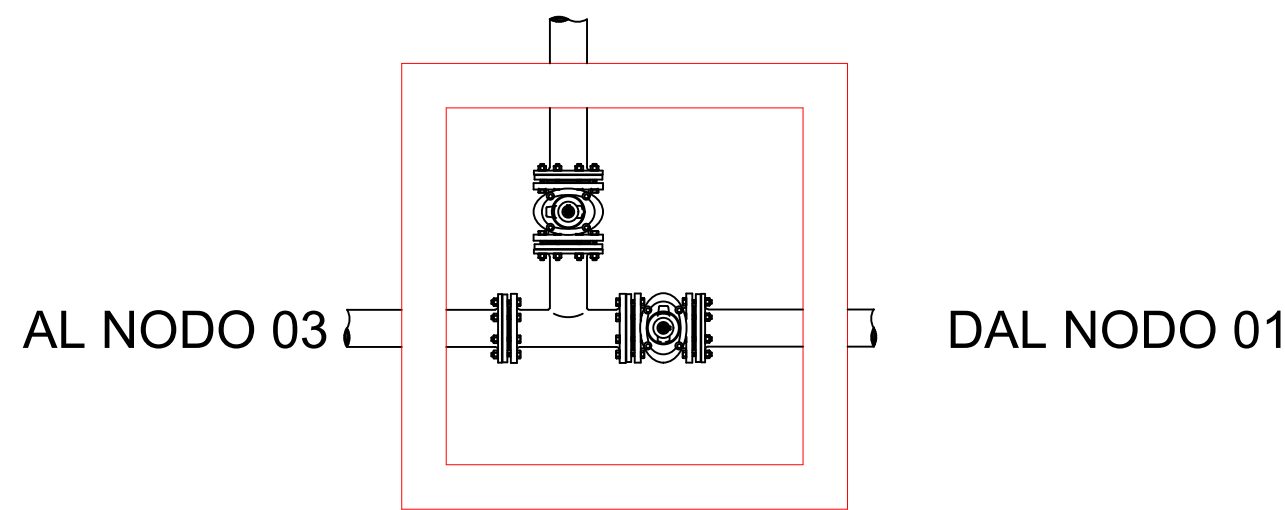


PARTICOLARE NODO 02
SCALA 1:5

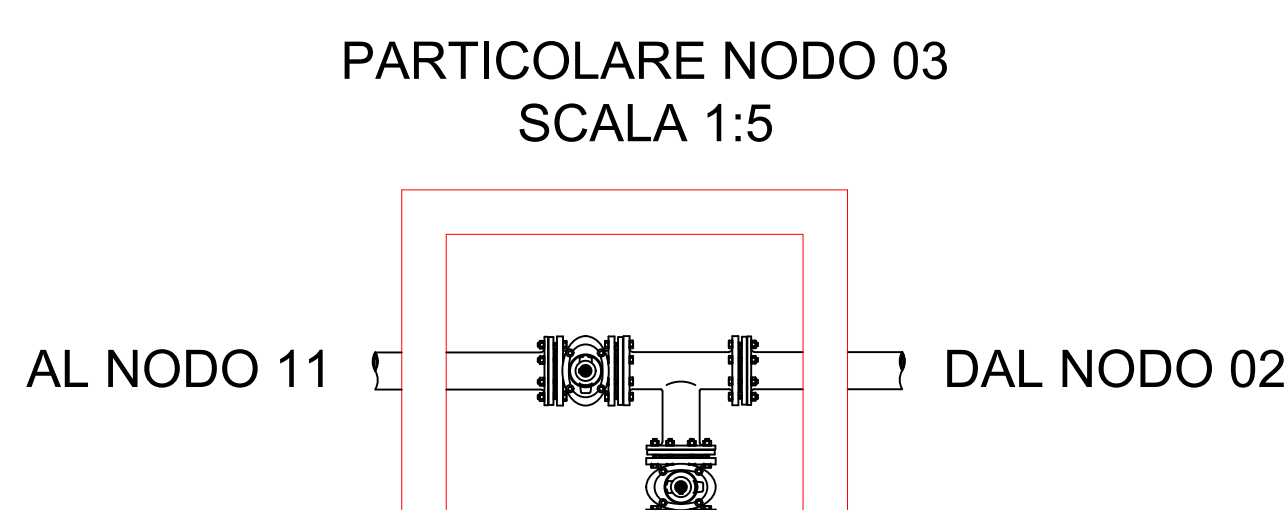

AL NODO 04

PARTICOLARE NODO 11
SCALA 1:5


AL NODO 12

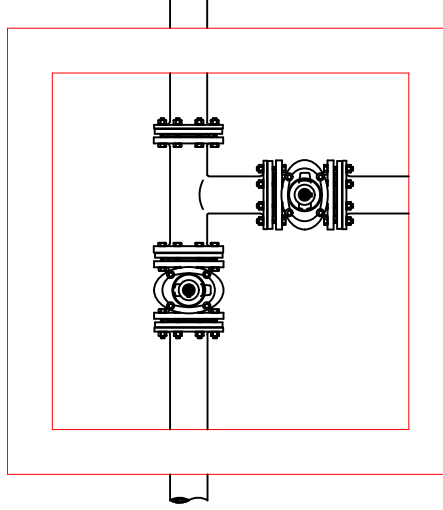

AL NODO 15

PARTICOLARE NODO 06
SCALA 1:5

DAL NODO 05

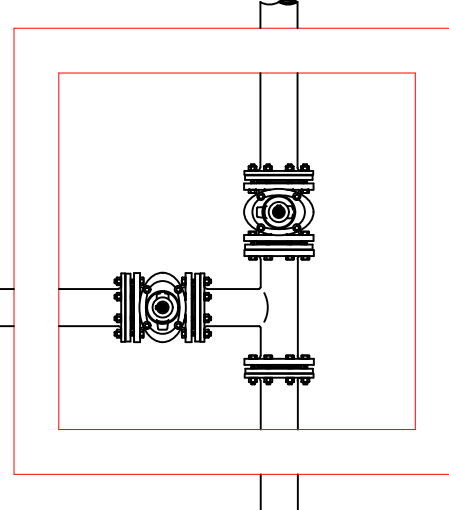

AL NODO 09

AL NODO 07

IMPIANTO GIALLO



DIREZIONE DEL GENIO PER LA MARINA MILITARE TARANTO



PROGETTAZIONE ESECUTIVA RELATIVA AI LAVORI DI "ADEGUAMENTO E RISTRUTTURAZIONE DELL'IMPIANTO ANTINCENDIO CENTRALIZZATO" PRESSO LA CASERMA CARLOTTO DI BRINDISI
I.D. 7037 - CC.EE. 009223-009323 - CAP. 7120-20SMM - EE. FF. 2023/2024 - CIG 96559066C

Elaborato	AN_03	Scala	1:500	Data	MARZO 2025
-----------	-------	-------	-------	------	------------

IMPIANTO ANTINCENDIO - RAGGRUPPAMENTO EDIFICI "GIALLO"

Stazione Appaltante

DIREZIONE DEL GENIO
PER LA MARINA MILITARE
DI TARANTO

Committente

UFFICIO GENERALE DELLE
INFRASTRUTTURE
MARINA MILITARE

Progettista

Ing. Angelo Poliero
via di Palma, 137
74103 - Taranto

D. E. C.

T. V. (INFR) Antonio De
Nozza

R. U. P.

C. F. (INFR) Morena Colacelli