



SCALA 1:500

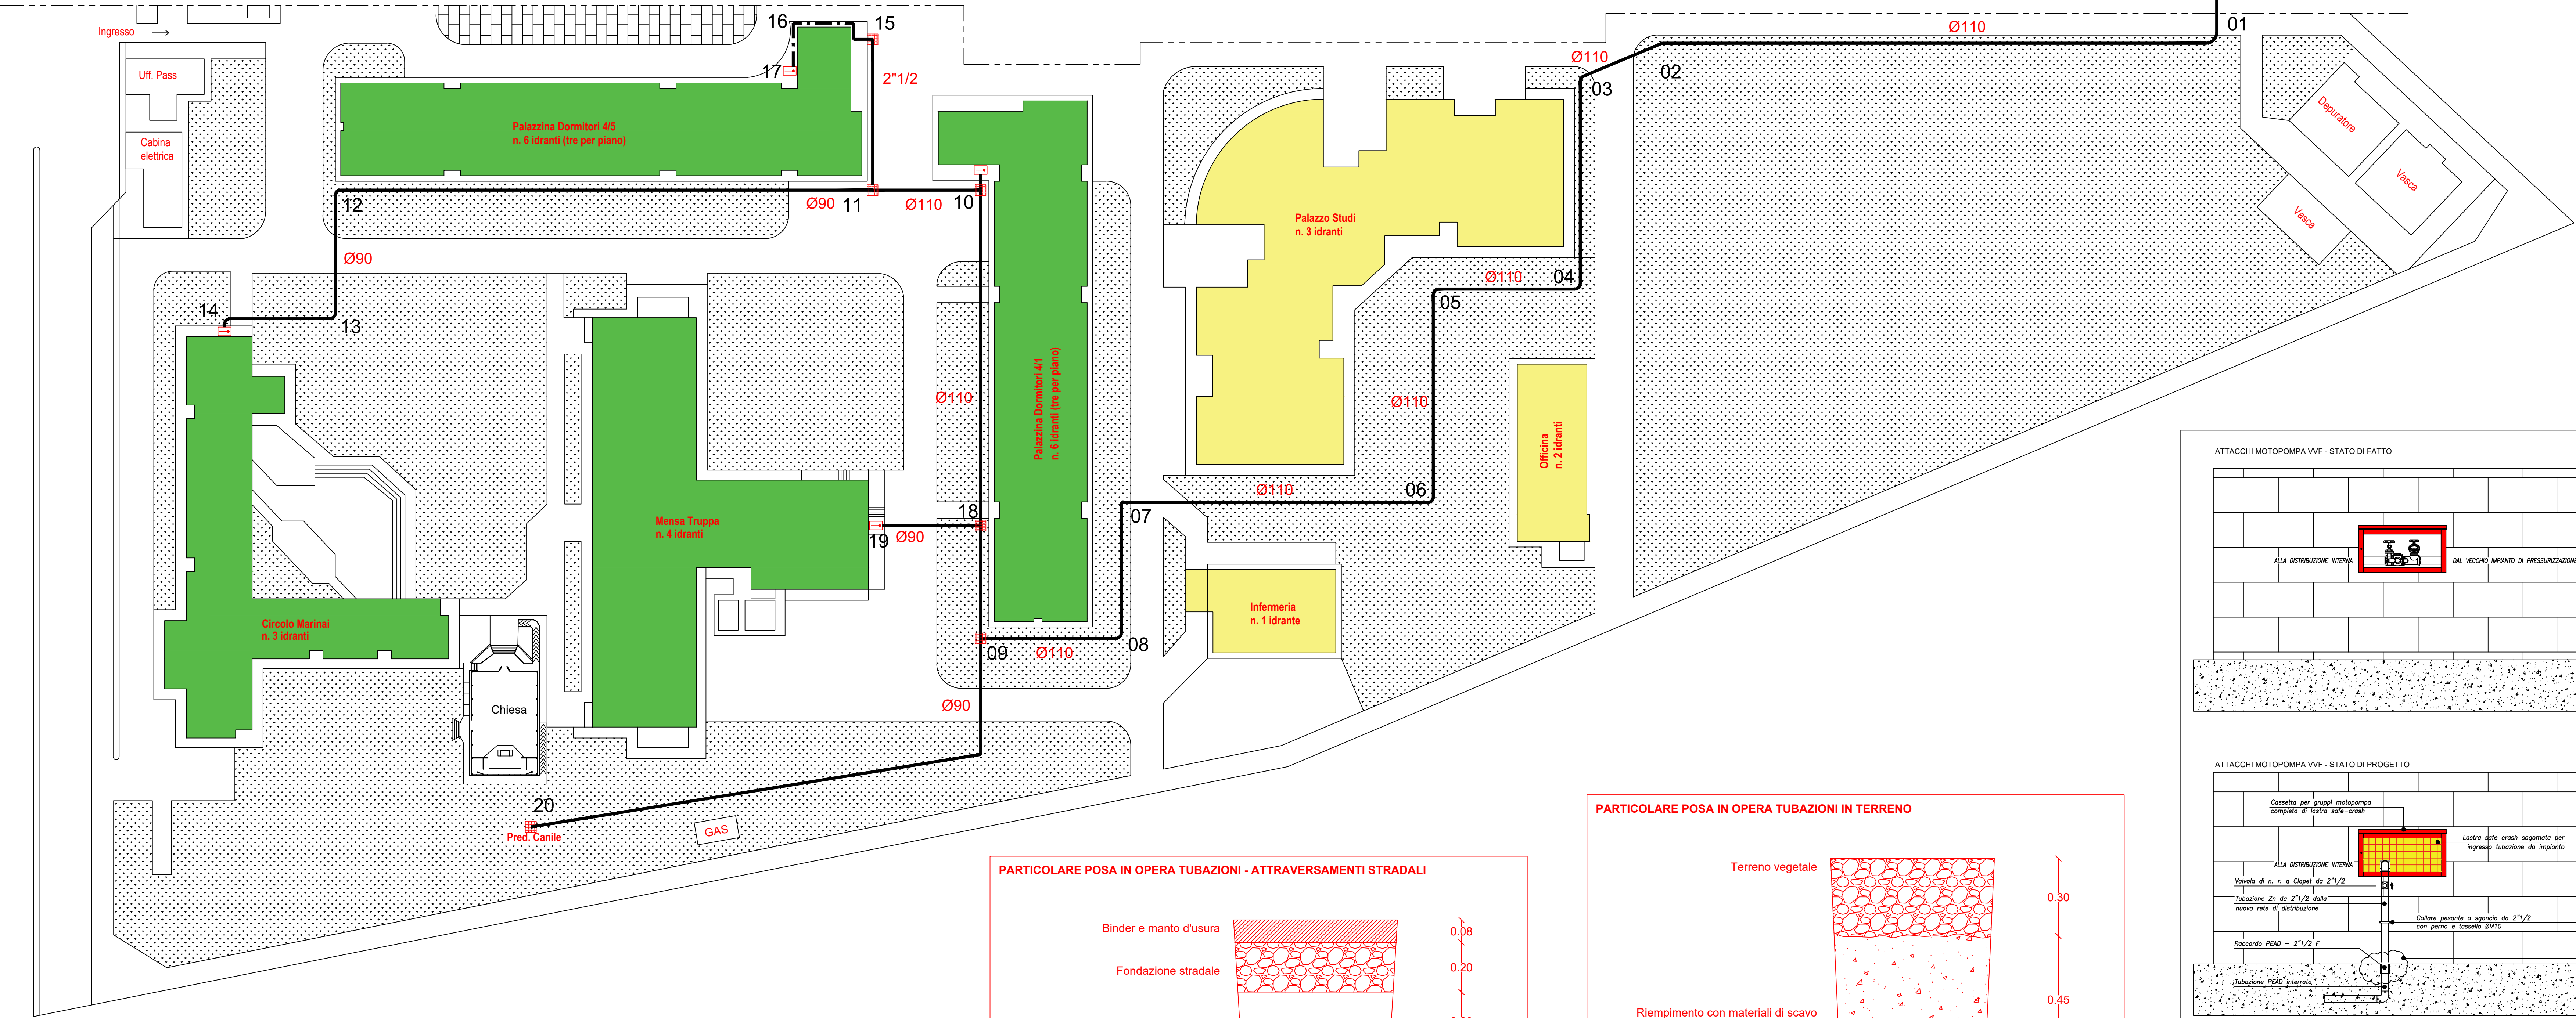


PARTICOLARE POSA IN OPERA TUBAZIONI - ATTRAVERSAMENTI STRADALI

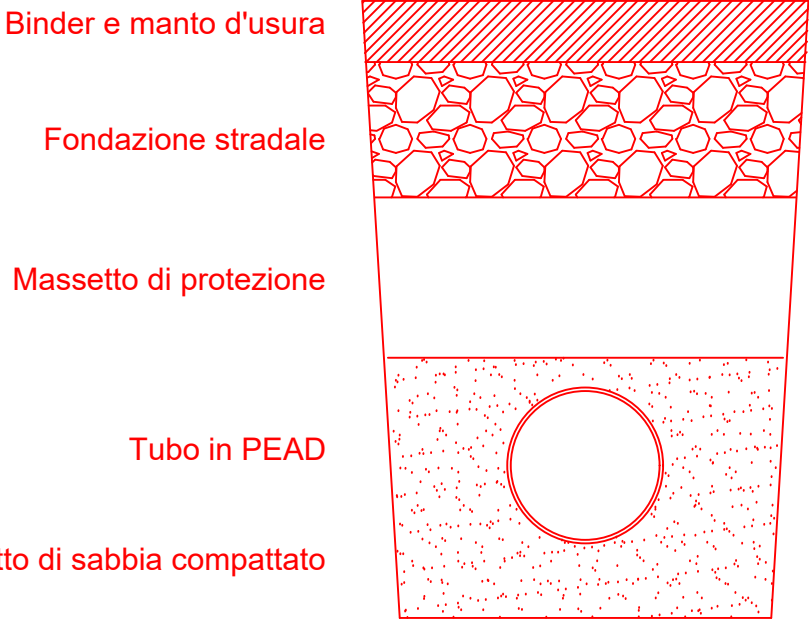


SCALA 1:10

PARTICOLARE POSA IN OPERA TUBAZIONI IN TERRENO

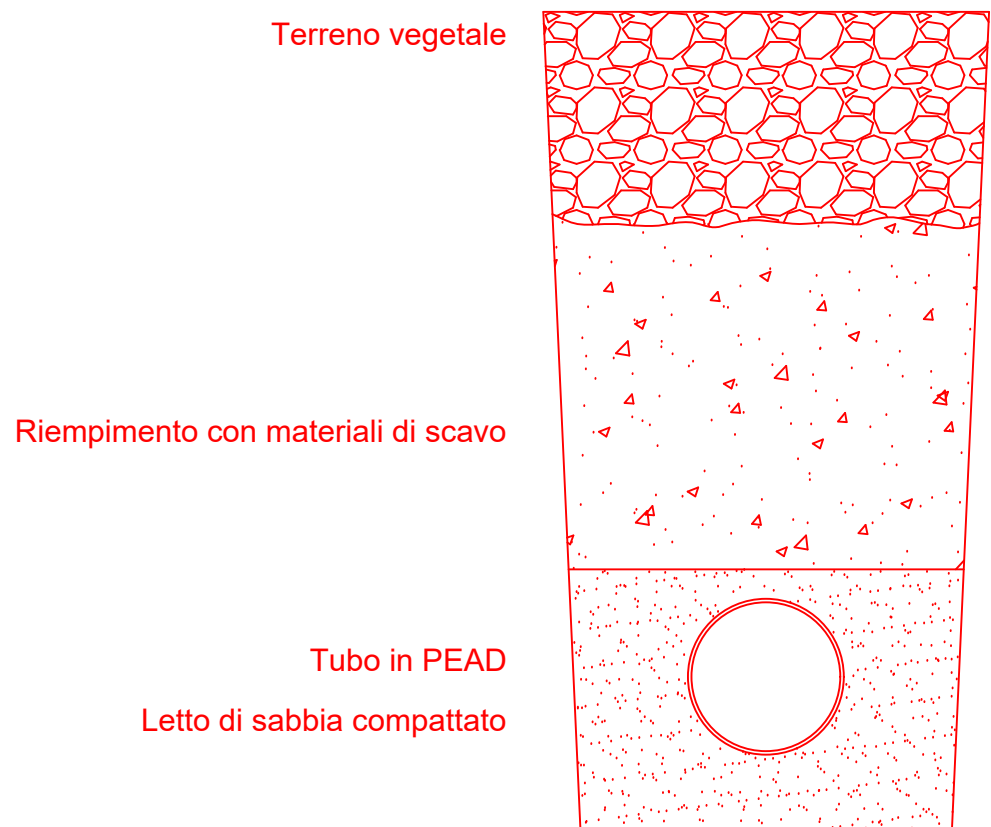

SCALA 1:10

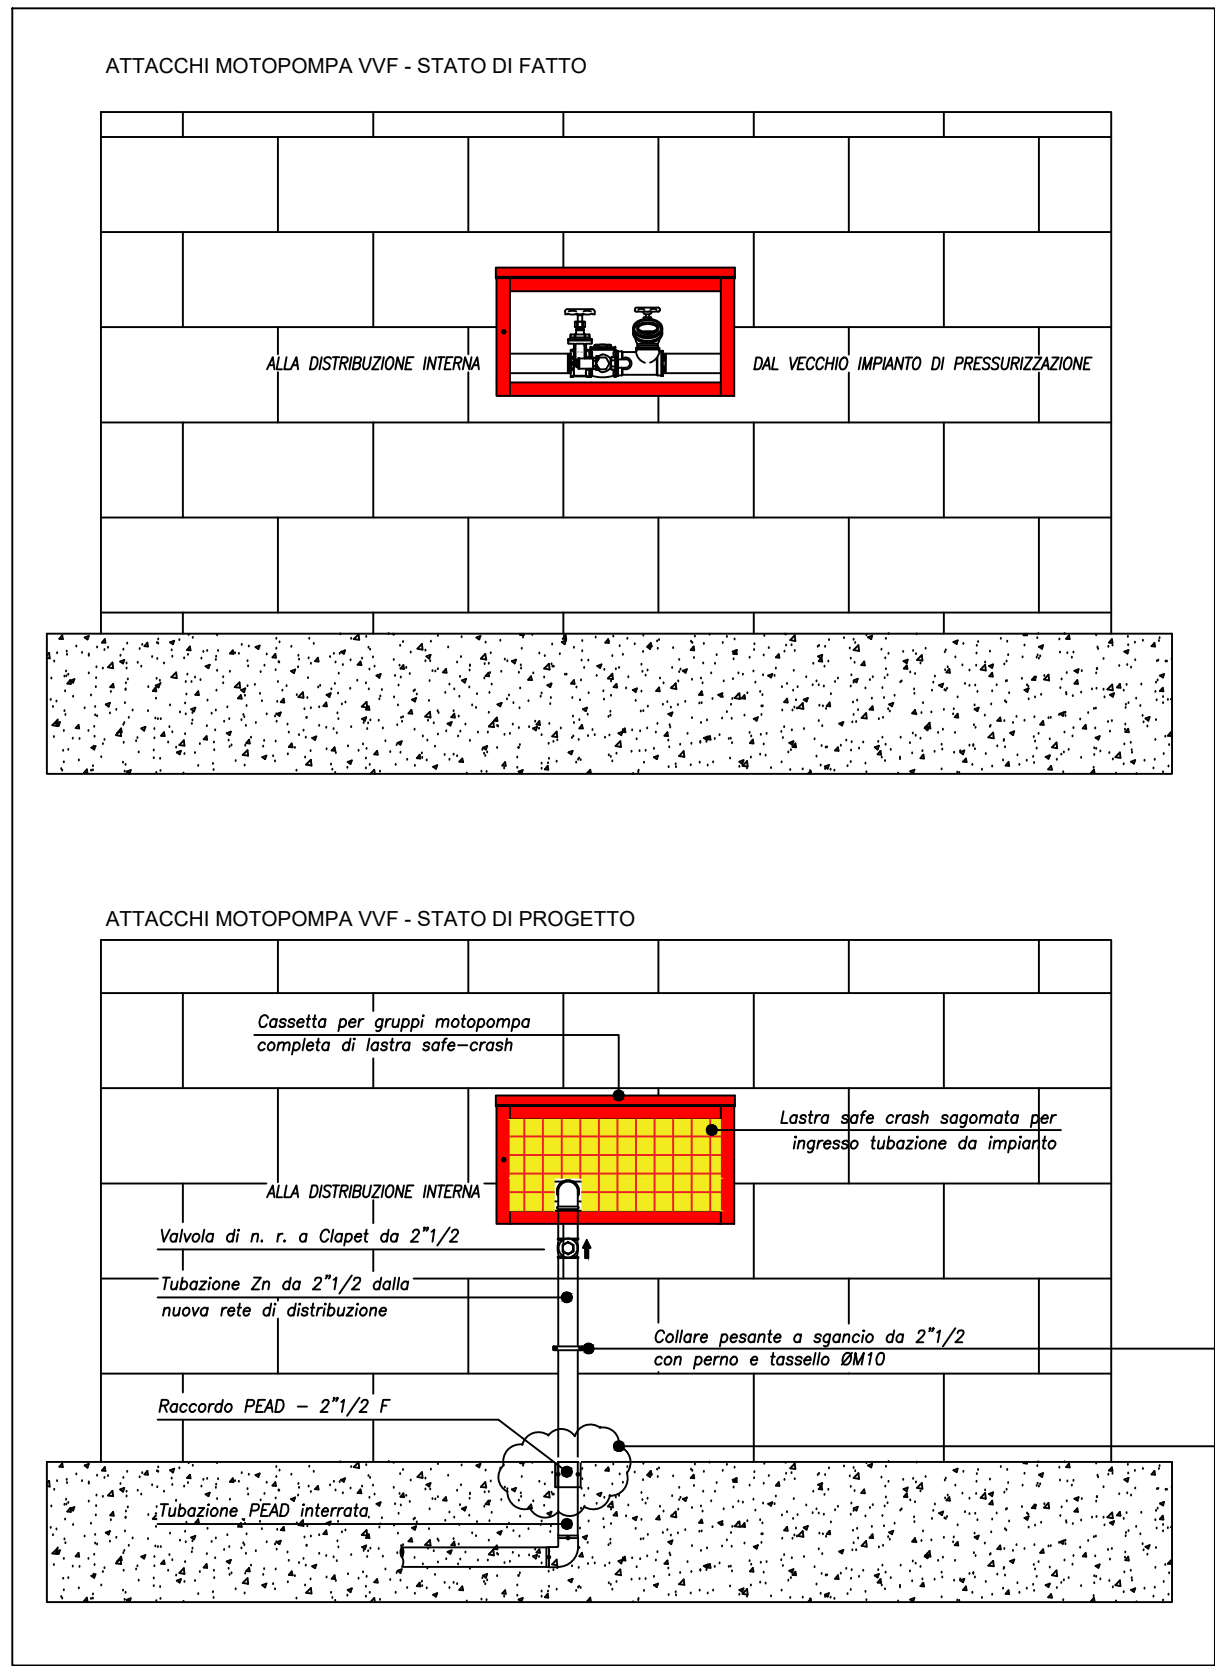

Per tutti le tubazioni fuori terra adottare lo stesso metodo di ancoraggio nell'ordine di n. 1 cuneo ogni 150 metri di tubo.
Passaggio di tubazione in PEAD interrato a tubo pilotato.



DIREZIONE DEL GENIO PER LA MARINA MILITARE TARANTO




PROGETTAZIONE ESECUTIVA RELATIVA AI LAVORI DI "ADEGUAMENTO E RISTRUTTURAZIONE DELL'IMPIANTO ANTINCENDIO CENTRALIZZATO" PRESSO LA CASERMA CARLOTTO DI BRINDISI
I.D. 7037 - CC.EE. 009223-009233 - CAP. 7120-20SMM - EE. FF. 2023/2024 - CIG 96559066EC

Elaborato	AN_04	Scala	1:500	Data	MARZO 2025
-----------	-------	-------	-------	------	------------

IMPIANTO ANTINCENDIO - RAGGRUPPAMENTO EDIFICI "VERDE"

Stazione Appaltante	DIREZIONE DEL GENIO PER LA MARINA MILITARE DI TARANTO	Committente	UFFICIO GENERALE DELLE INFRASTRUTTURE MARINA MILITARE
---------------------	---	-------------	---

Progettista	D. E. C.	R. U. P.
Ing. Angelo Poliero via di Palma, 137 74123 - Taranto	T. V. (NFR) Antonio De Nozza	

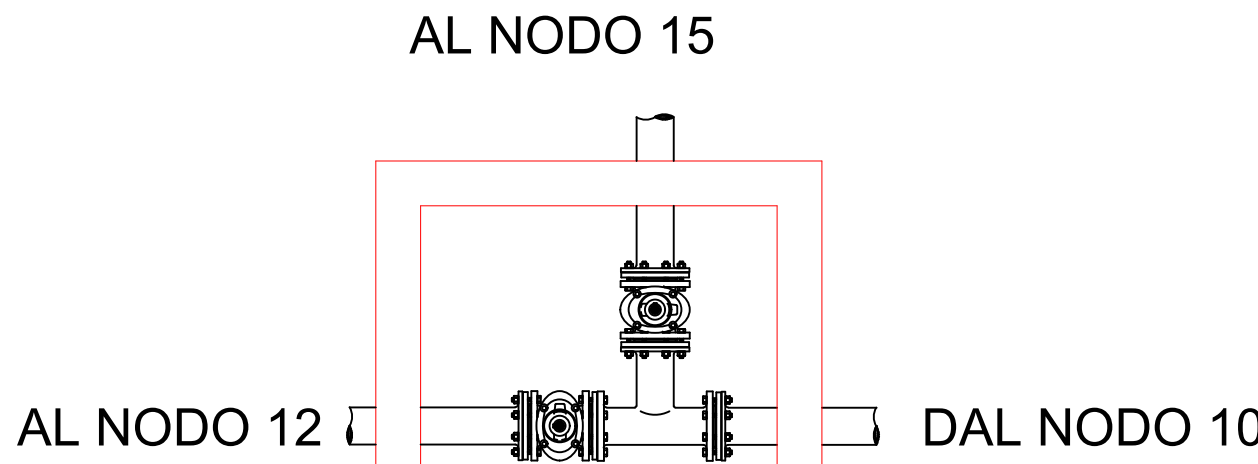

AL NODO 15

PARTICOLARE NODO 11
SCALA 1:5

PARTICOLARE NODO 09
SCALA 1:5

AL NODO 18

AL NODO 20


PARTICOLARE NODO 18
SCALA 1:5

AL NODO 10

AL NODO 19

AL NODO 09

ATTACCO GRUPPO - DISTRIBUZIONE

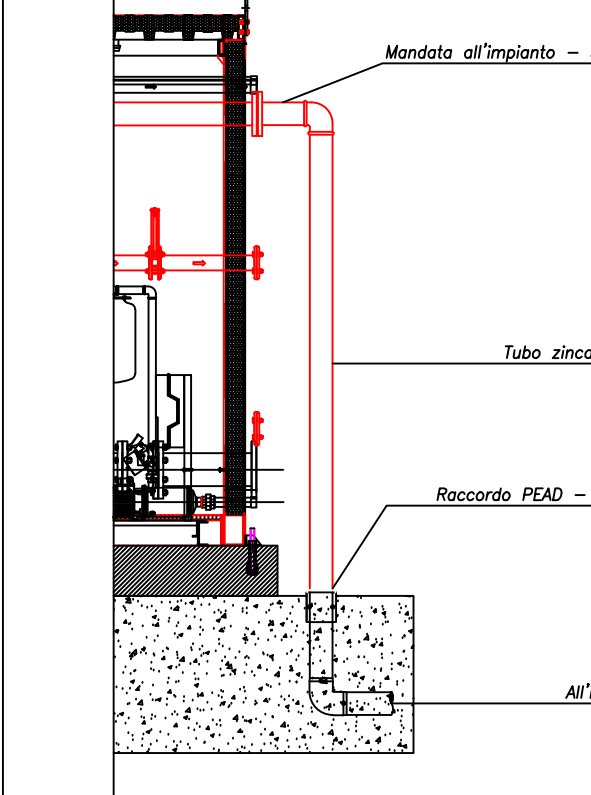

- TUBAZIONE PEAD PN16 INTERRATA
- TUBAZIONE IN ACCIAIO ZINCATO
- PASSAGGIO DA INTERRATO A FUORITERRA CON GIUNTO DI TRANSIZIONE
- ATTACCO MOTOPOMPA VVF

IMPIANTO VERDE

	AREE A VERDE
	RAGGRUPPAMENTO EDIFICI - GRUPPO BLU
	GRUPPO ANTINCENDIO
	ATTACCO MOTOPOMPA VVF - INIZIO DISTRIBUZIONE INTERA
	TUBAZIONE ANTINCENDIO INTERRATA
	TUBAZIONE ANTINCENDIO FUORITERRA
	POZZETTO PER VALVOLE DI INTERCETTAZIONE 120 x 120 cm